



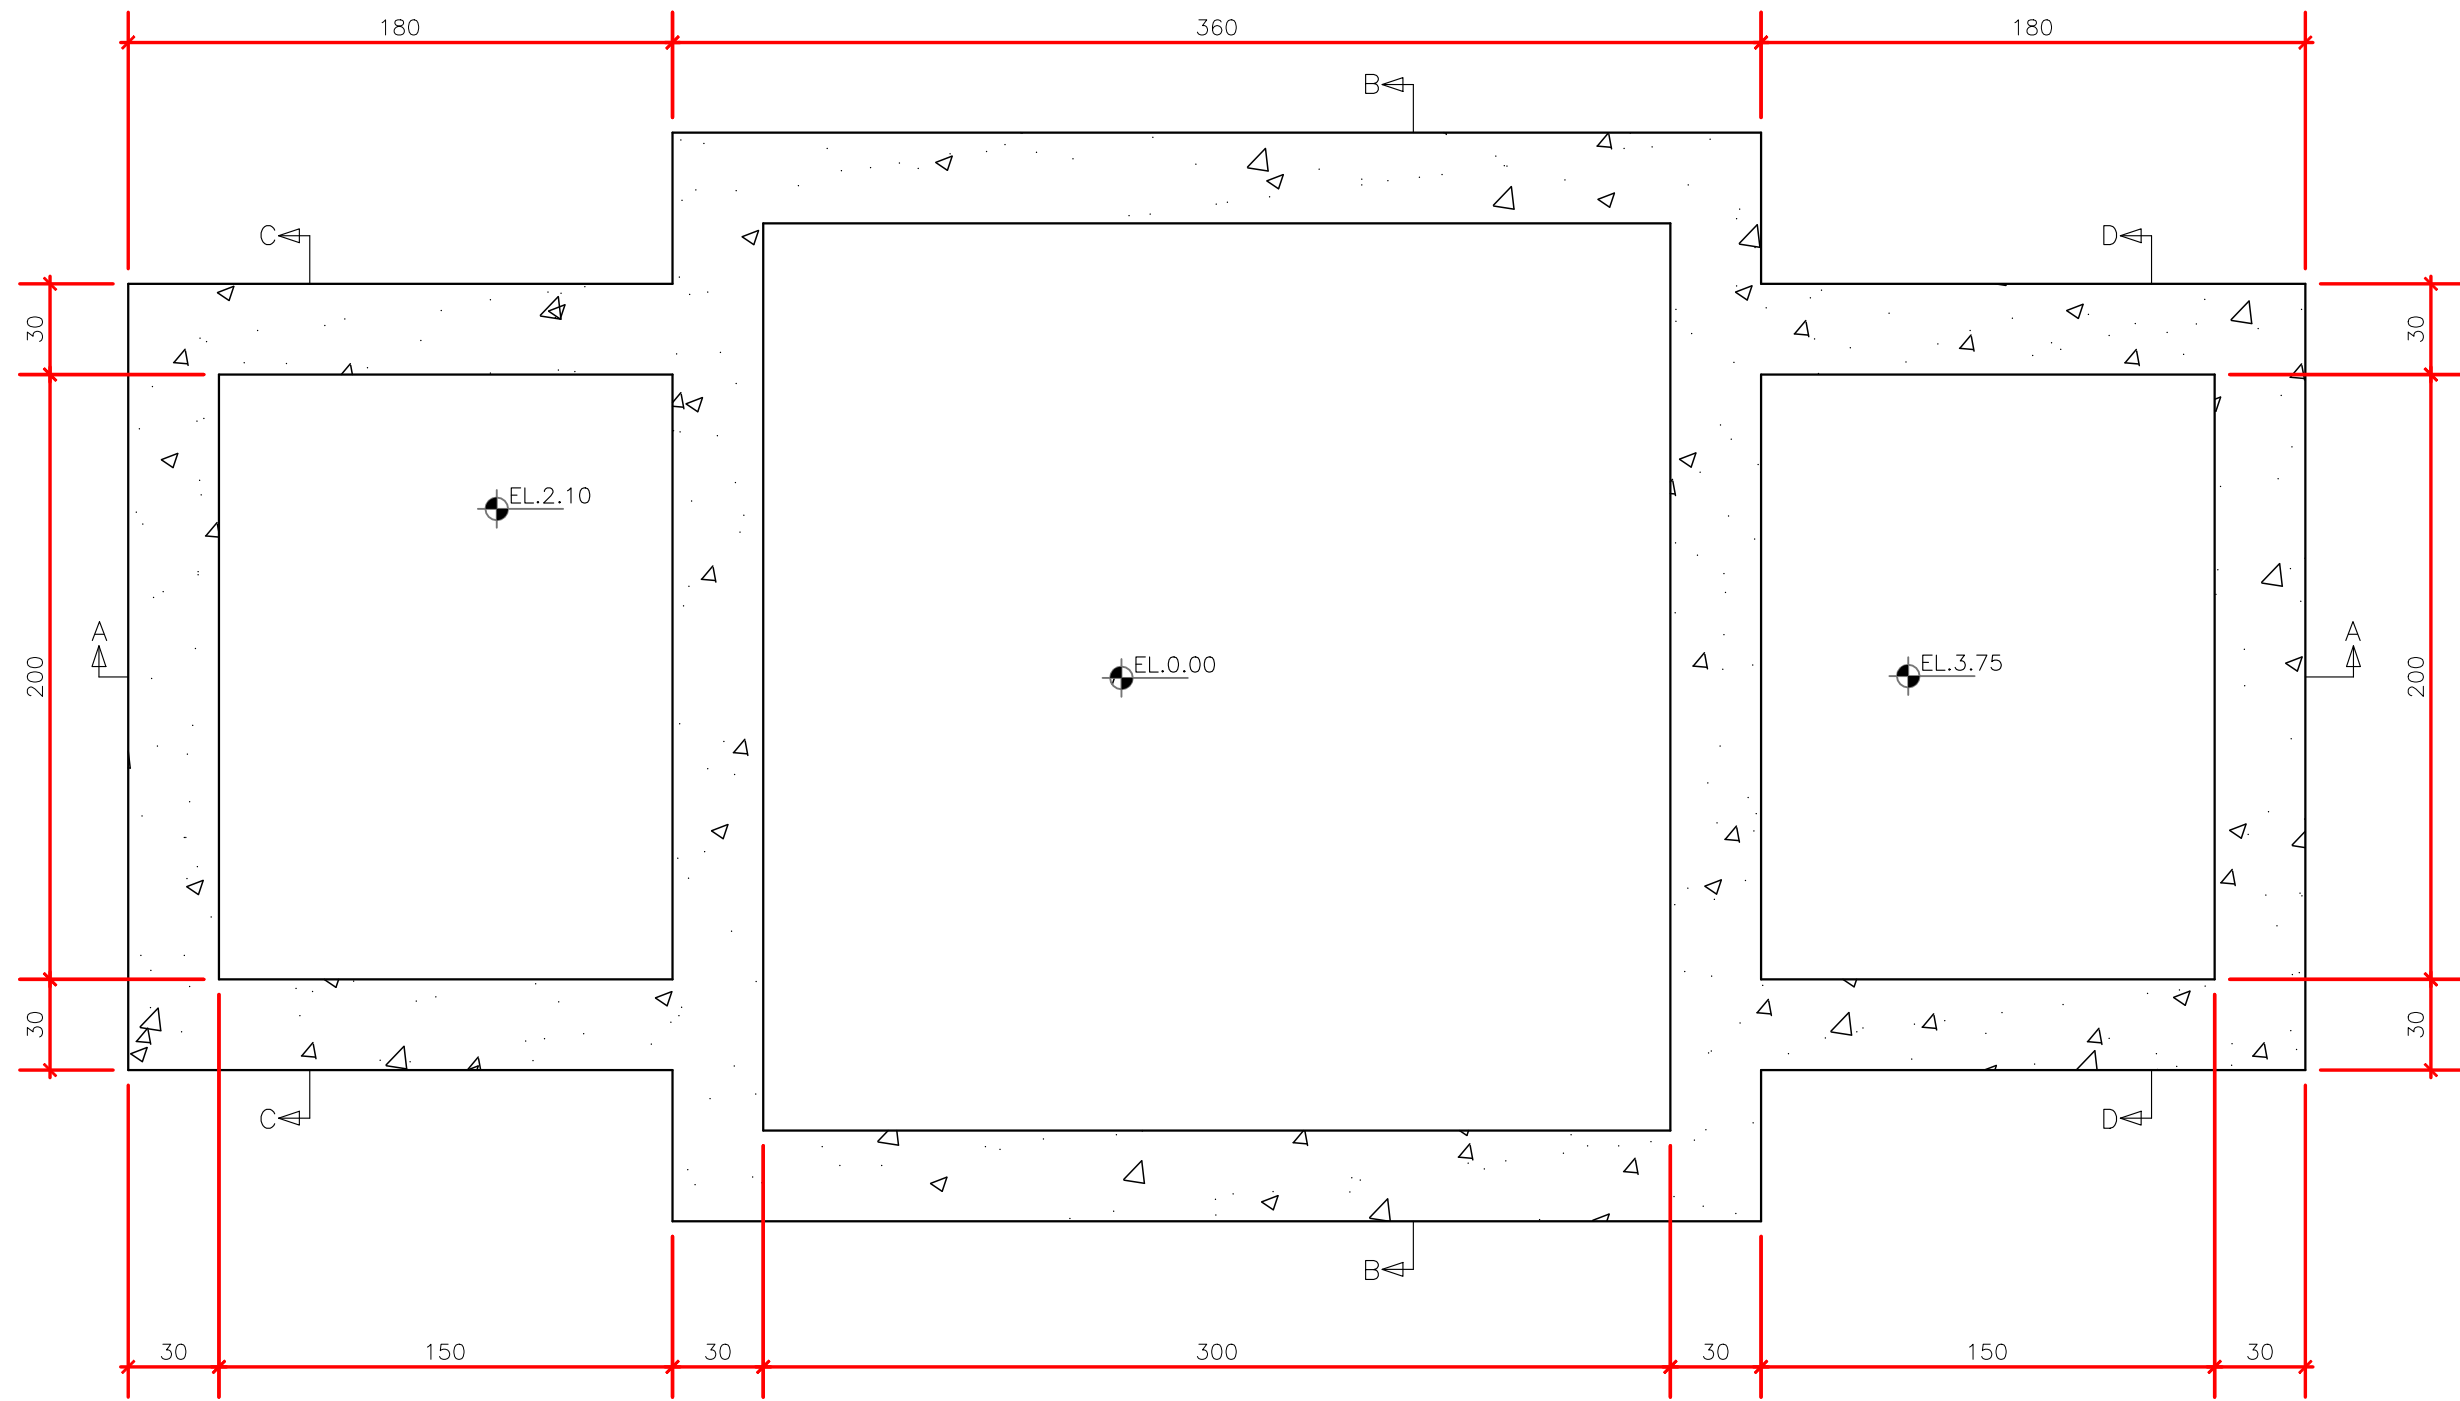

PLANTA BAIXA

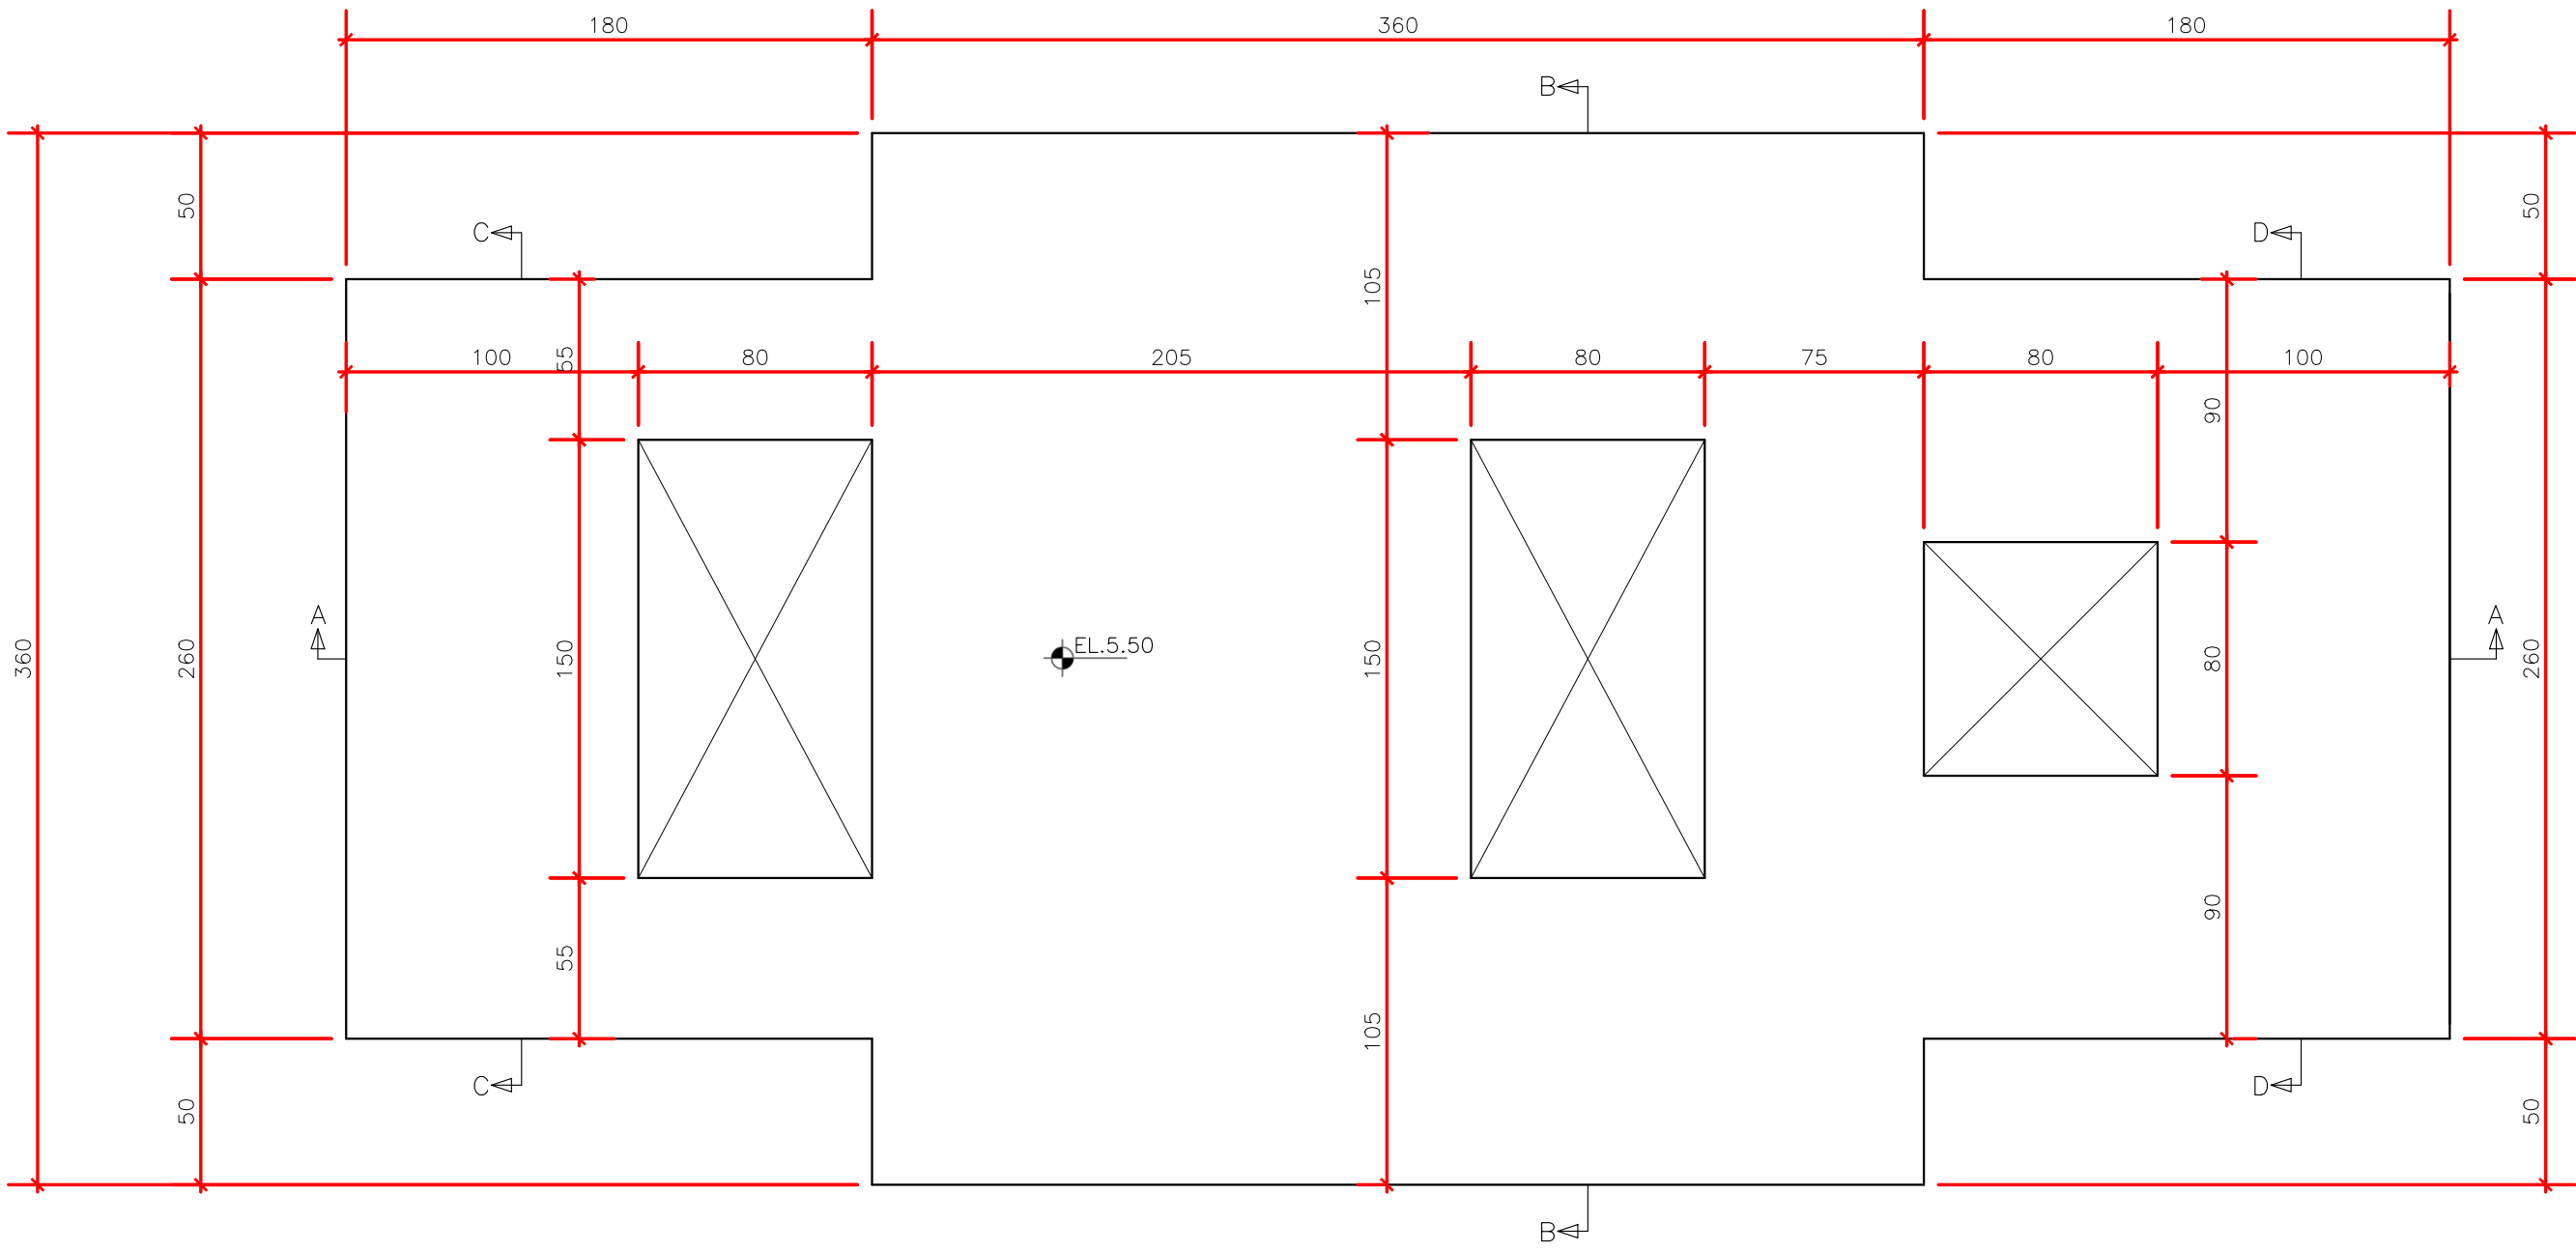

VISTA SUPERIOR - TAMPA

PENACORRESP
01 07.10
02 07.20
03 07.30
04 07.40
05 07.50
06 07.60
07 07.20
08 07.20
09 07.20
10 10.10
30 07.30
170 170.10
252 252.10
253 253.10

DATA: 07/23

REVISÃO				DESO		DESENHO DE REFERÊNCIA		NOTAS	DESO	EXECUTADO POR			
Nº	DATA	DESCRIÇÃO	EXECUTADO POR	APROVADO POR	ACEITO	DATA	TÍTULO	NÚMERO		VISTO E ACEITO	TOPOGRAFIA		
										ESTA ACEITAÇÃO NÃO ISENTA A CONTRATADA DAS RESPONSABILIDADES E OBRIGAÇÕES CONTIDAS NO CONTRATO	DESENHO TOPOGRAFIA		
											PROJETO	HUNALD CARVALHO	AGO/2017
											DESENHO PROJETO	HUNALD CARVALHO	AGO/2017
											APPROVAÇÃO		

DESO

COMPANHIA DE SANEAMENTO DE SERGIPE

PROJETO EXECUTIVO DO SISTEMA DE ESGOTOS SANITÁRIOS DE ARACAJU/SE - LOT. SR. DO BOMFIM

PROJETO ESTRUCTURAL - ESTAÇÃO ELEVATÓRIA

PLANTA BAIXA E VISTA SUPERIOR - FORMAS

REVISÃO:

ESCALA:

1:25

Nº DESO:

PRO-19-031

Nº FIRMA:

FORMATO-A1-594x841mm

1/4