




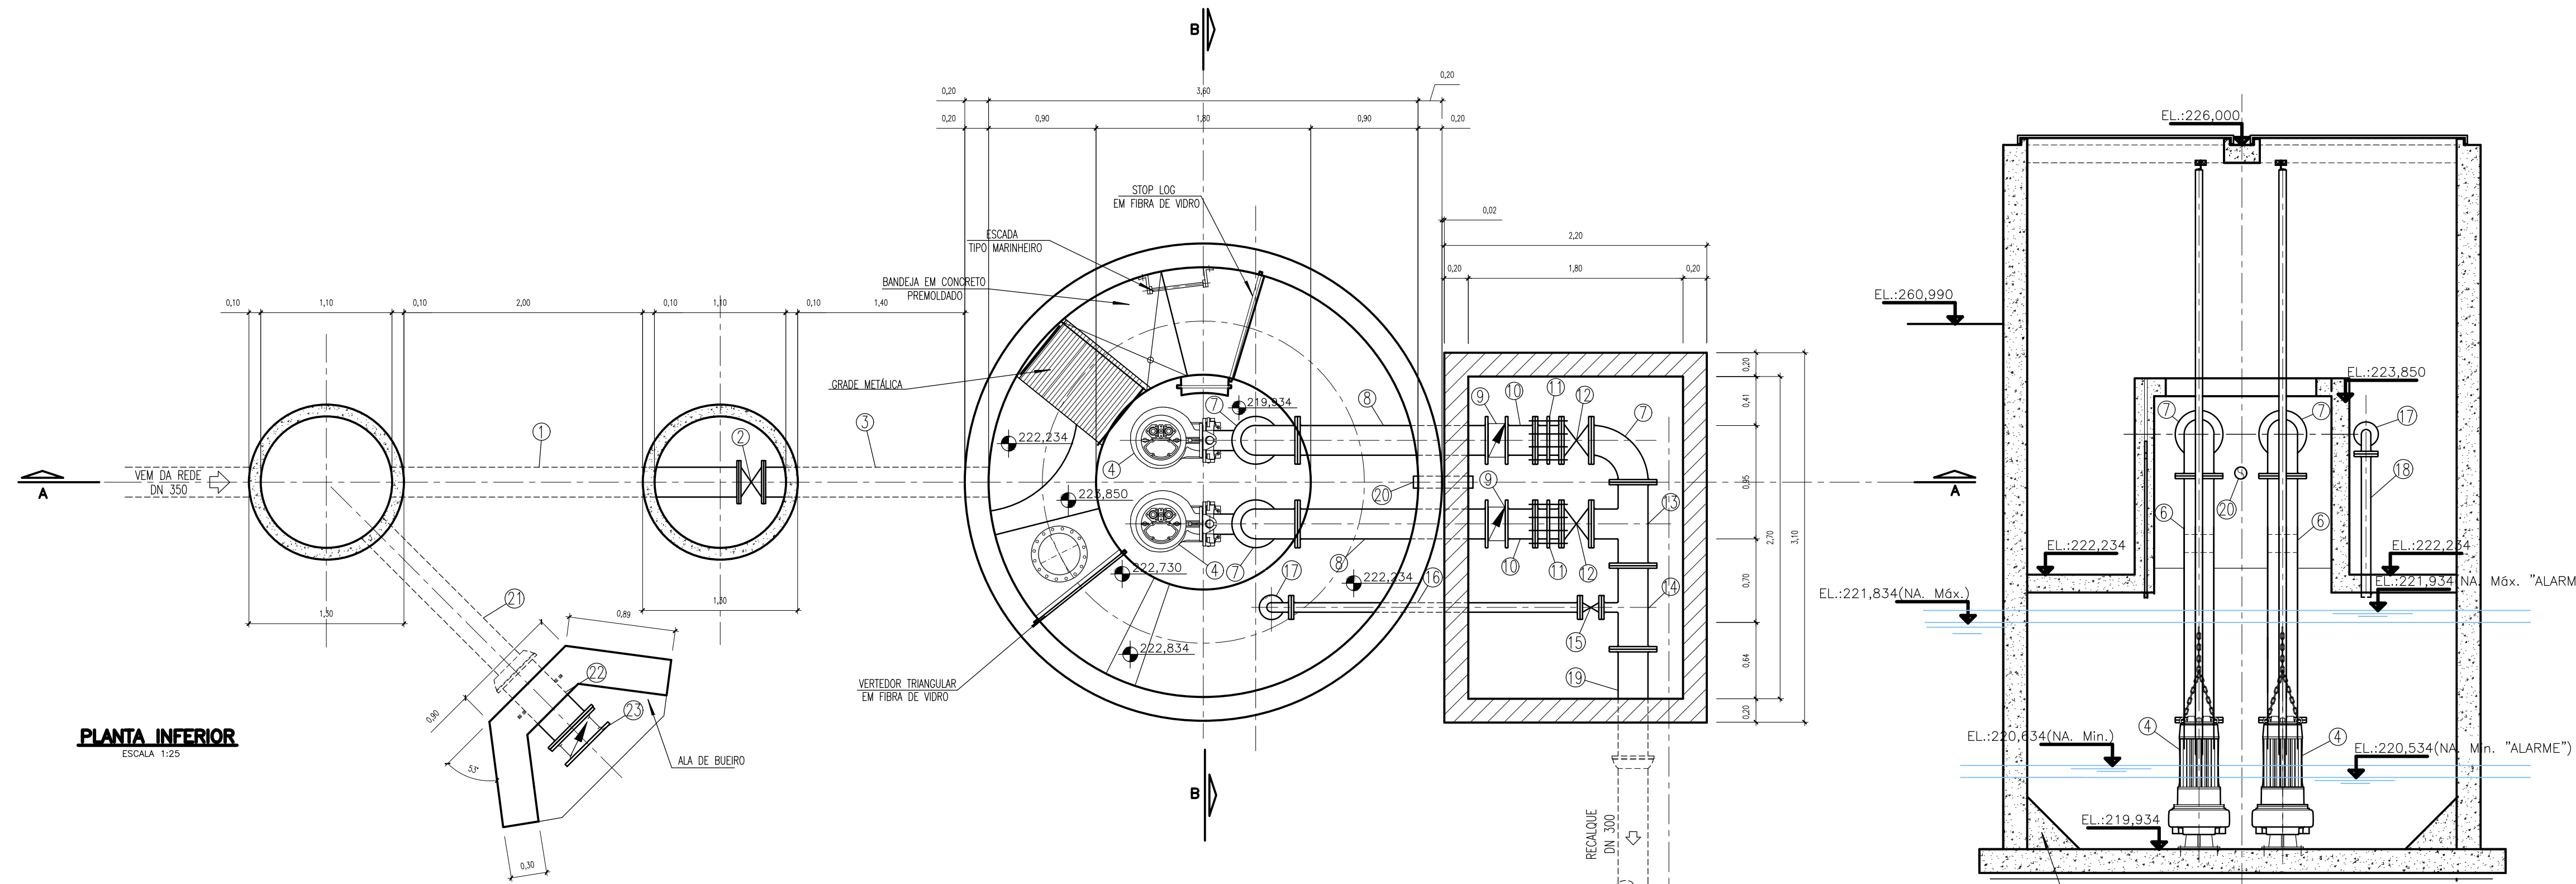


PLANTA INFERIOR
ESCALA 1:25

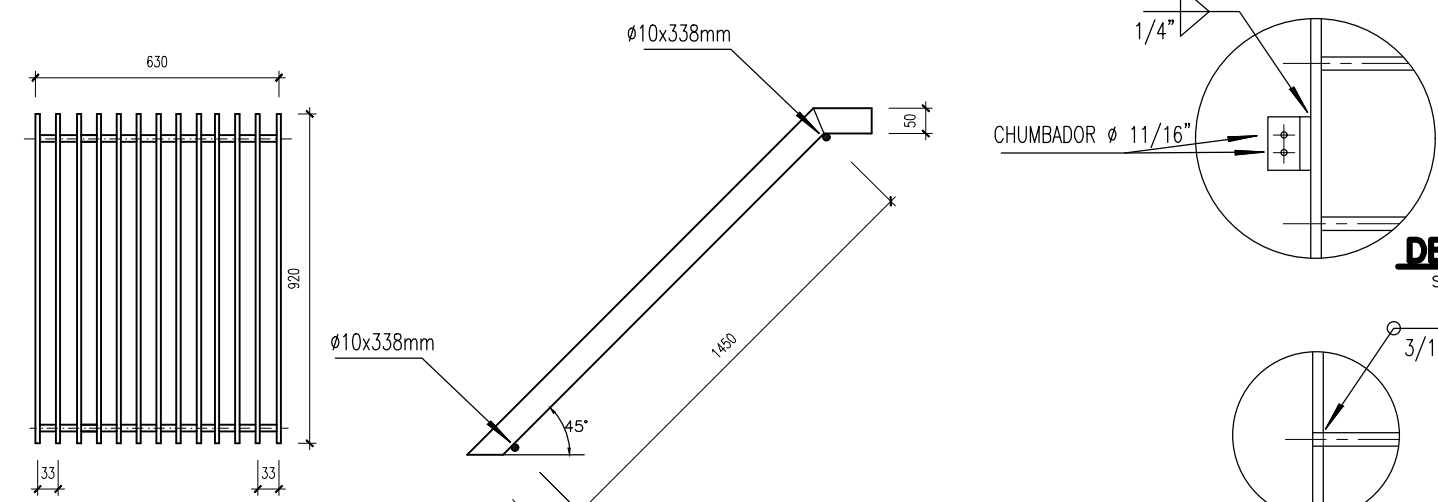


DETALHE DO GRADEAMENTO
(SEM ESCALA)
DIMENSÕES EM MILÍMETRO

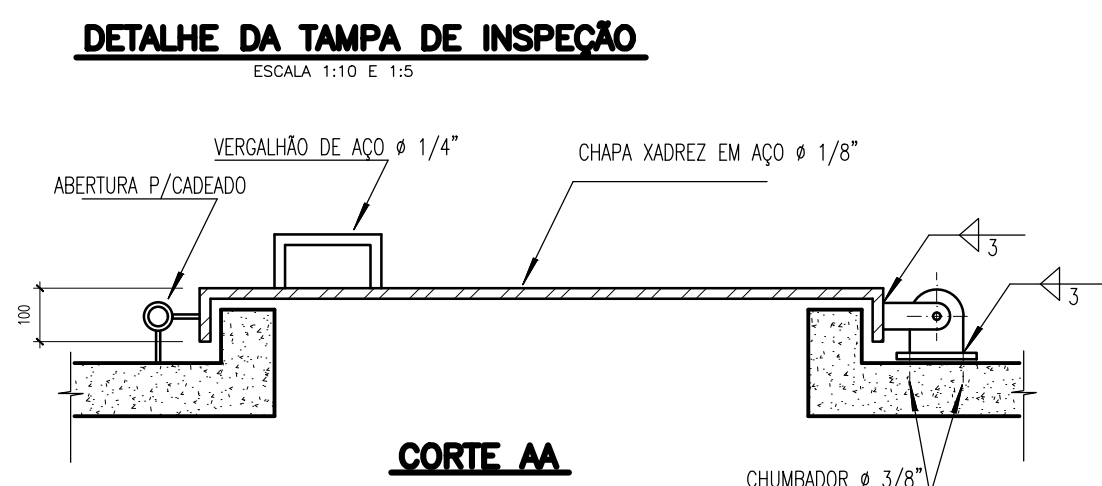


DETALHE DA TAMPA DE INSPEÇÃO
ESCALA 1:10 E 1:5

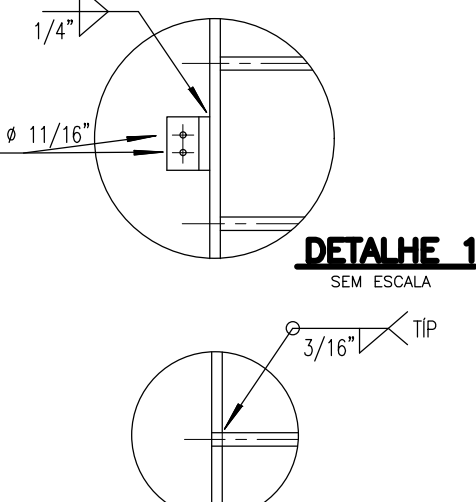


DETALHE 1
SEM ESCALA

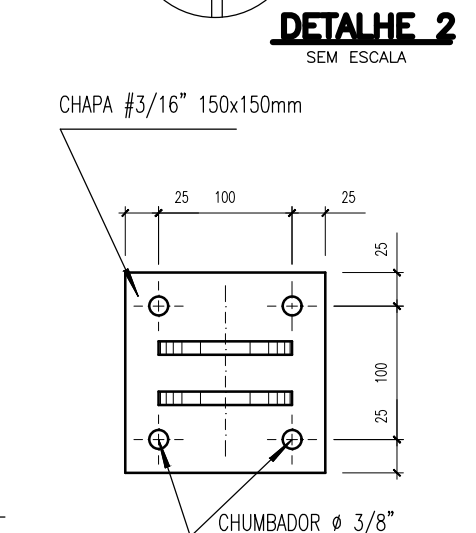


DETALHE 2
SEM ESCALA

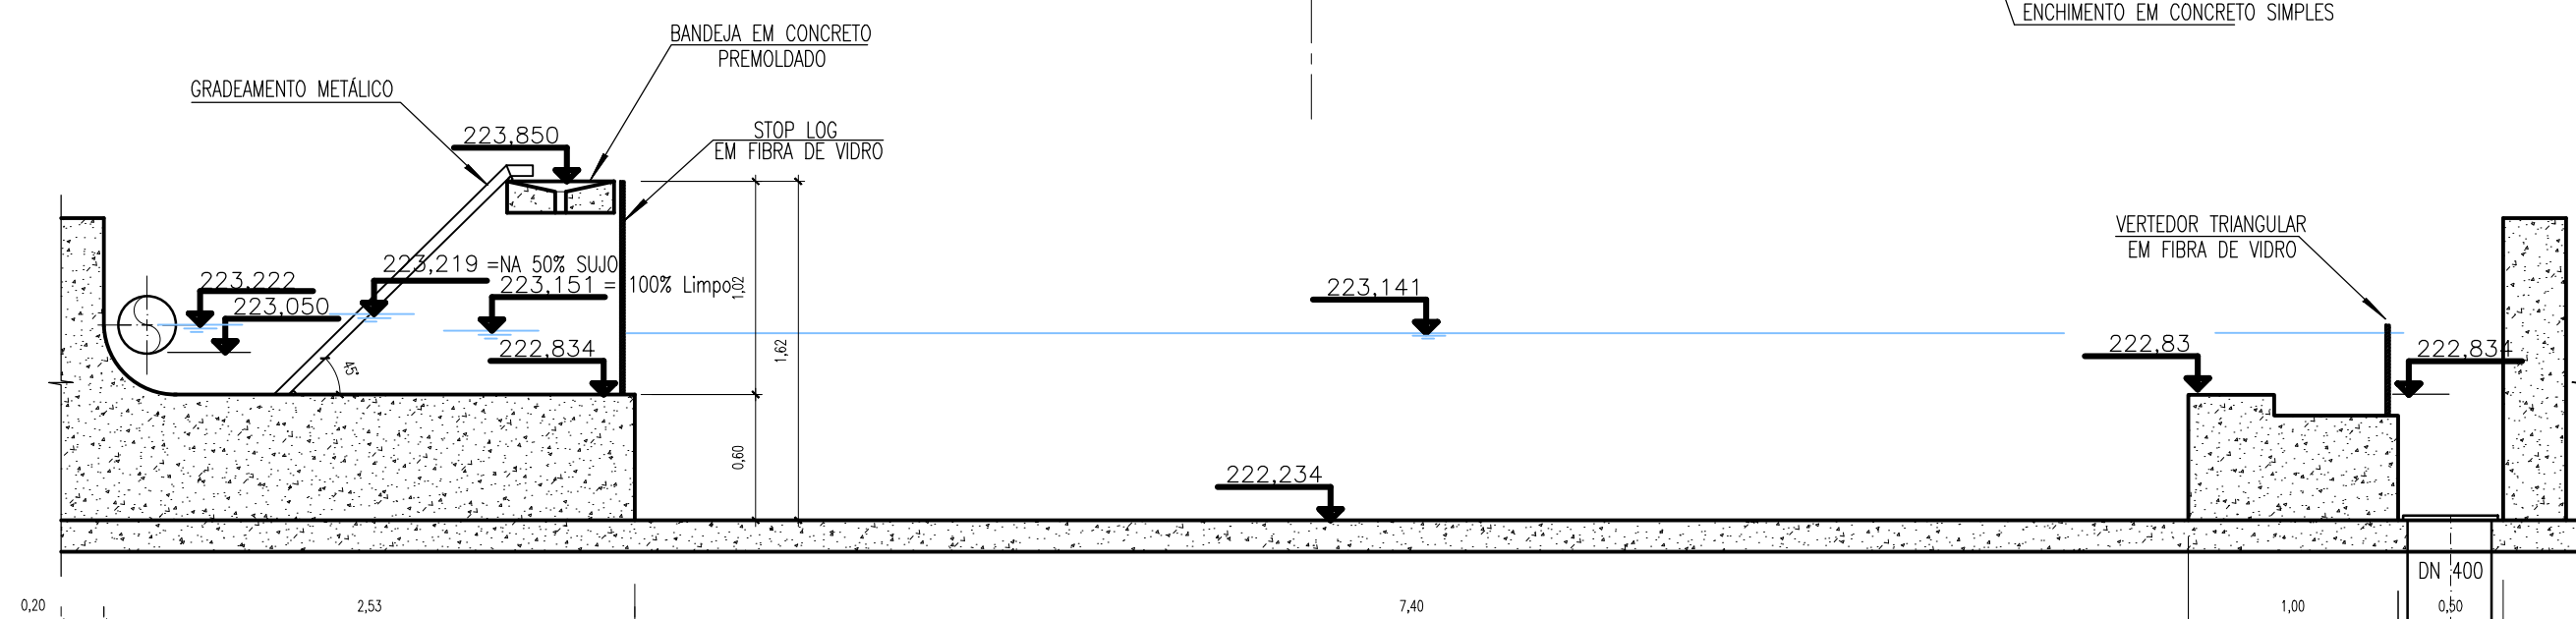


PERFIL P/EIXO DA CAIXA DE AREIA
ESCALA 1:25

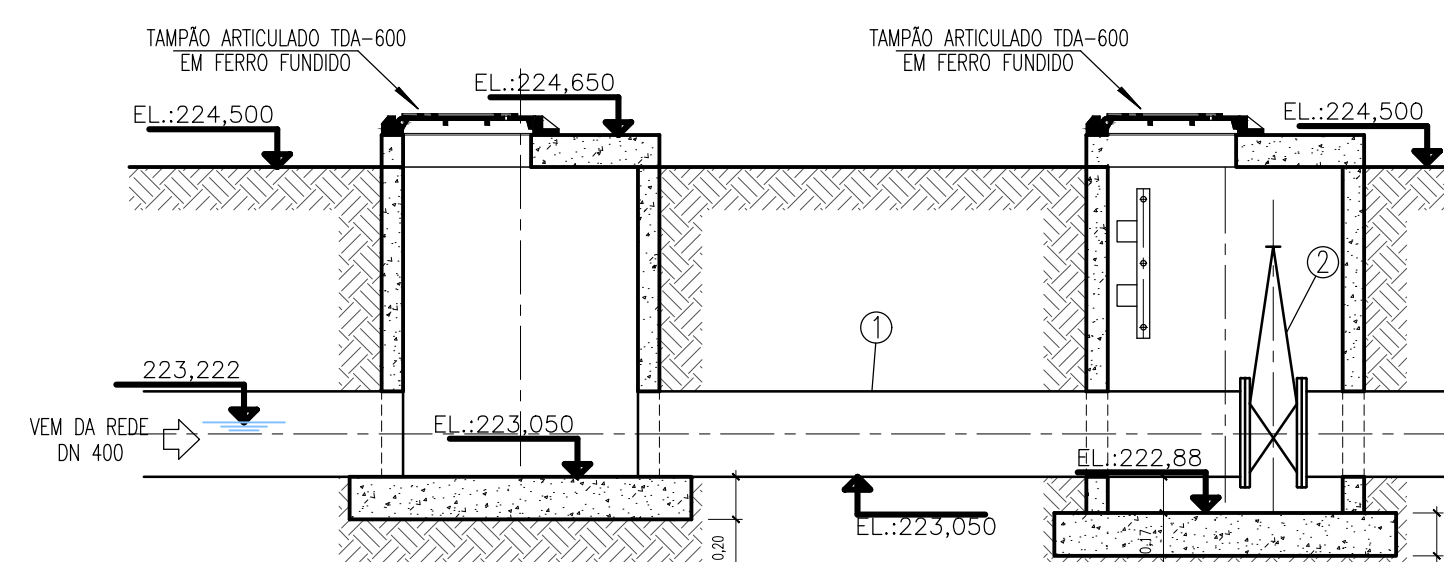

STOP-LOG TIPO 1
SEM ESCALA - DIMENSÕES EM MILÍMETROS

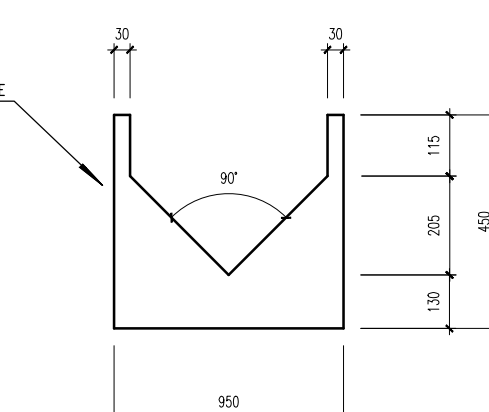


VERTEDOR TRIANGULAR
SEM ESCALA - DIMENSÕES EM MILÍMETROS

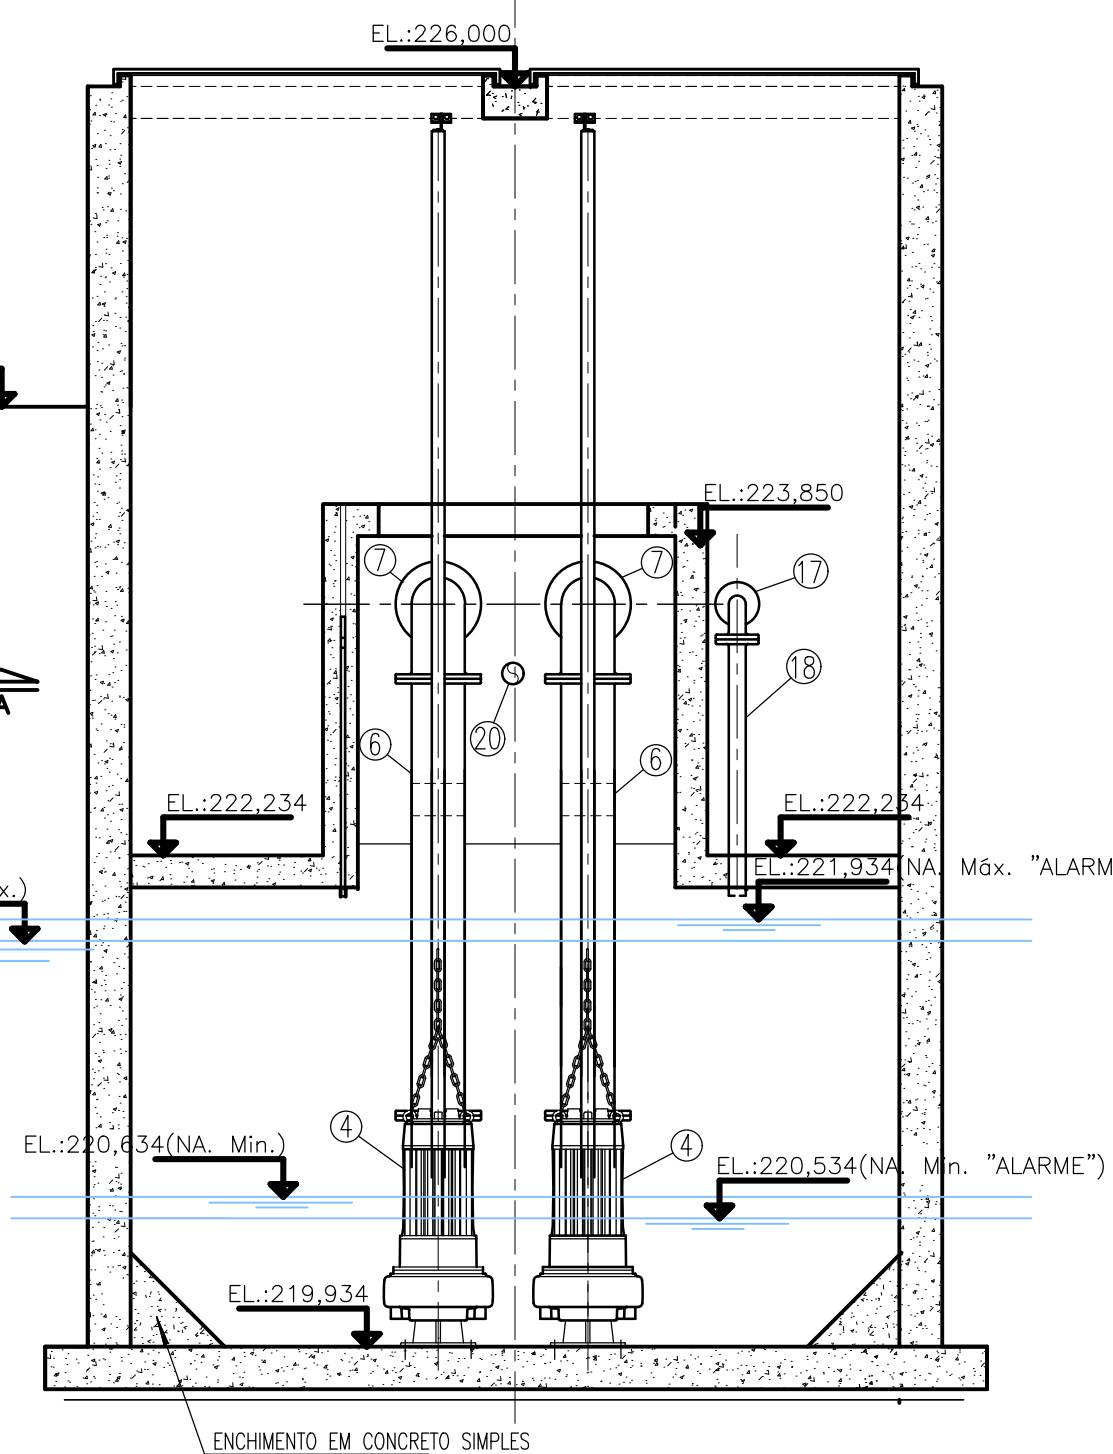


CORTE AA
ESCALA 1:25

	PARAFUSO P/FLANGES (20x100mm)	ASTM A-307	P/350	32
	PARAFUSO P/FLANGES (20x100mm)	ASTM A-307	P/300	240
	PARAFUSO P/FLANGES (16x80mm)	ASTM A-307	P/100	32
	ARRUELA PARA FLANGES	BORRACHA	350	02
	ARRUELA PARA FLANGES	BORRACHA	300	20
	ARRUELA PARA FLANGES	BORRACHA	100	4
23	VALVULA DE RETENÇÃO PORTINHOLA BASCULANTE	FERRO DOCTIL	350	01
22	EXTREMIDADE FLANGE E PONTA COM ABAS DE VEDAÇÃO	FERRO DOCTIL	350	01
21	TUBO PONTA E BOLSA JUNTA ELÁSTICA	PVC	350	01
20	TUBO COM PONTAS L=0,50m	FERRO DOCTIL	50	01
19	TUBO COM FLANGE E PONTA L=1,00m	FERRO DOCTIL	300	01
18	TUBO COM FLANGE E PONTA L=1,20m	FERRO DOCTIL	100	01
17	CURVA 90° COM FLANGES	FERRO DOCTIL	100	01
16	TUBO COM FLANGES L=2,40m	FERRO DOCTIL	100	01
15	REGISTRO DE GAVETA C/FLANGES E VOLANTE	FERRO DOCTIL	100	01
14	TE COM FLANGES	FERRO DOCTIL	300x100	01
13	TE COM FLANGES	FERRO DOCTIL	300	01
12	REGISTRO DE GAVETA C/FLANGES E VOLANTE	FERRO DOCTIL	300	02
11	JUNTA DE DESMONTAGEM TRAVADA AXIALMENTE	FERRO DOCTIL	300	02
10	TOCO COM FLANGES L=0,25m	FERRO DOCTIL	300	02
9	VALVULA DE RETENÇÃO PORT. DUPLA / FLANGE	FERRO DOCTIL	300	02
8	TUBO COM FLANGES L=1,55m	FERRO DOCTIL	300	02
7	CURVA 90° COM FLANGES	FERRO DOCTIL	300	03
6	TUBO COM FLANGES L=2,00m	FERRO DOCTIL	300	02
5	REDUÇÃO EXCÊNTRICA COM FLANGES	FERRO DOCTIL	----	02
4	BOMBA SUBMERSÍVEL P/ESCOTO	-	-	02
3	TUBO C/PONTA E FLANGE L=1,90m	FERRO DOCTIL	400	01
2	REGISTRO DE GAVETA C/FLANGES E CABECOTE	FERRO DOCTIL	400	01
1	TUBO C/PONTA E FLANGE L=2,85m	FERRO DOCTIL	400	01
ITEM	DENOMINAÇÃO	MATERIAL	DN(mm)	QUANT.

RELAÇÃO DE PEÇAS

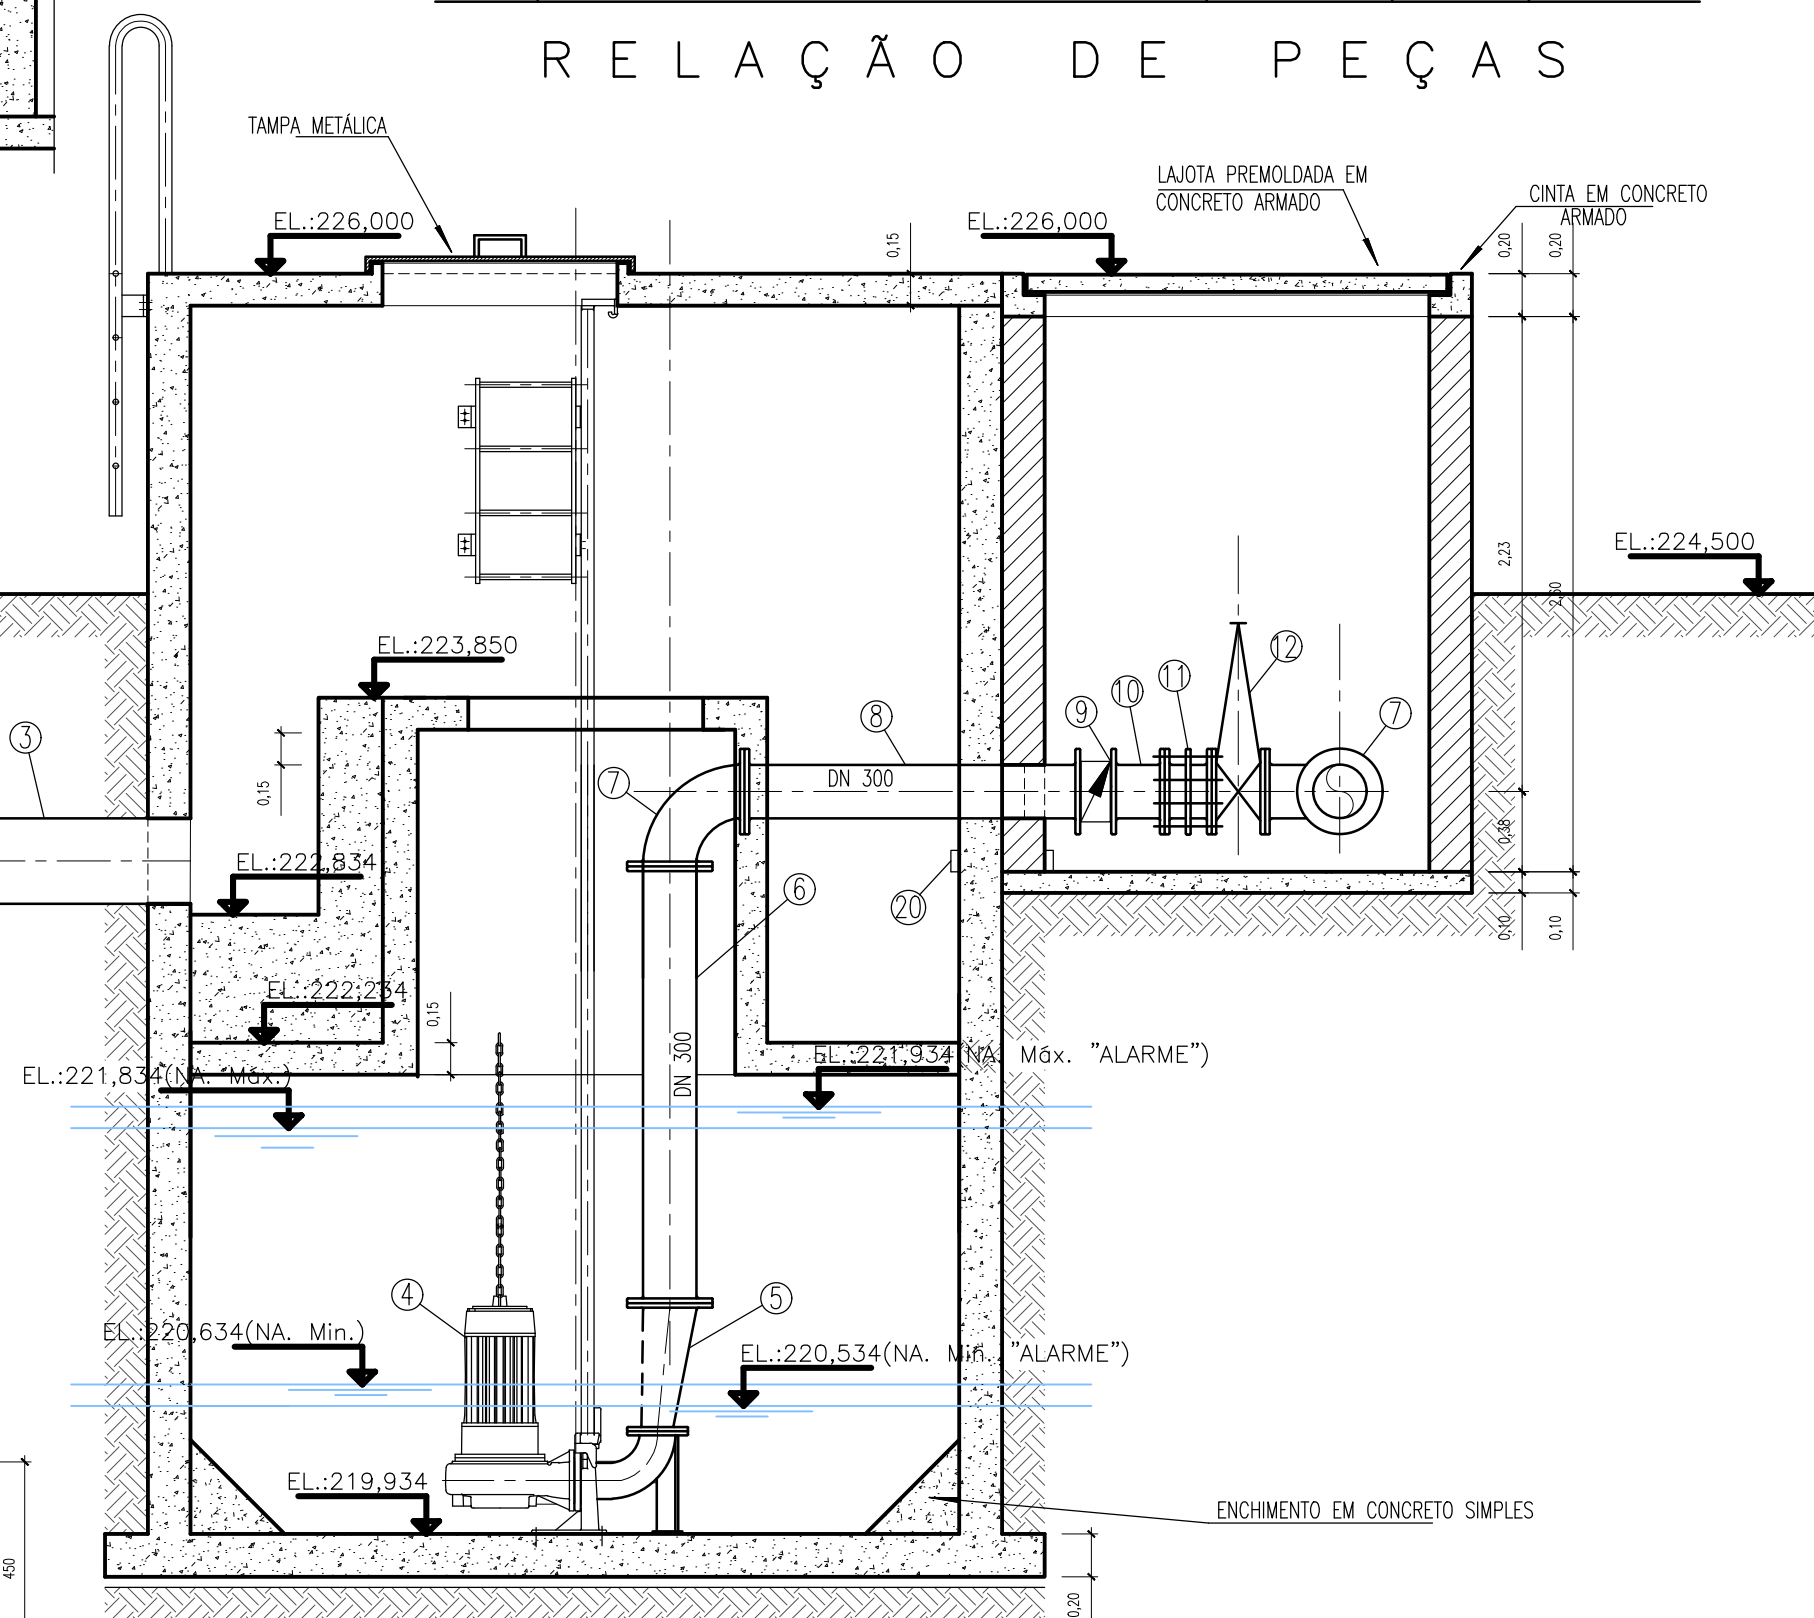

CORTE AA
ESCALA 1:25

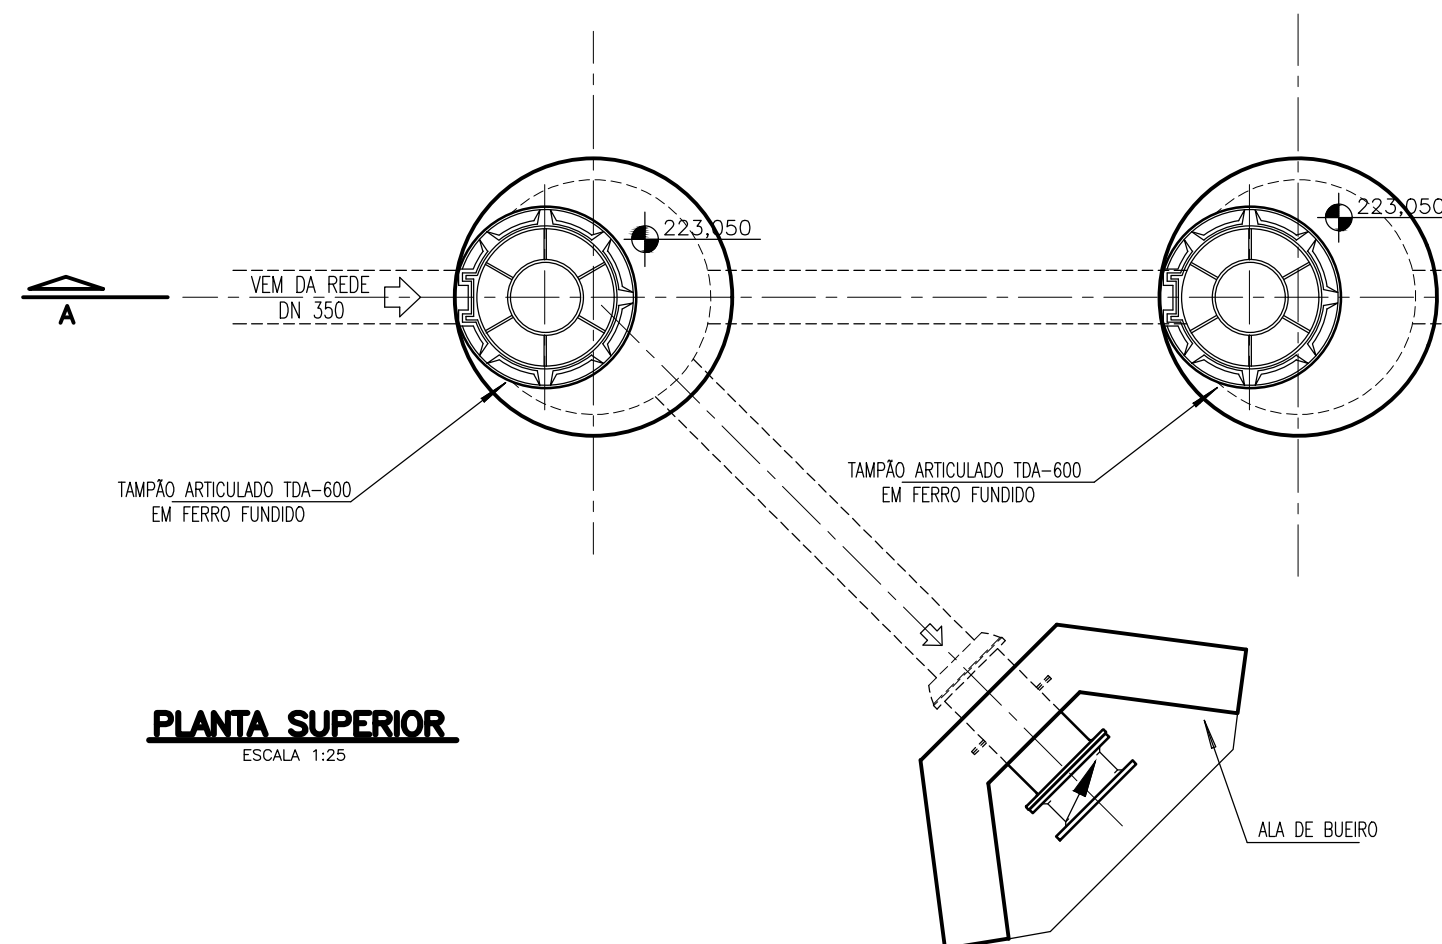

PLANTA SUPERIOR
ESCALA 1:25

DESENHOS DE REFERÊNCIA:

02	16/12/21	DETALHE BUCHAS	INCLUSÃO DE DETALHAMENTO						
01	16/11/21	REVISÃO DOS COTAS E NÚMEROS	CORREÇÃO DOS COTAS E NÚMEROS						
00	17/09/21	DETALHE BUCHAS	EMISSÃO INICIAL						
REVISÃO	DATA	DESENHO	DESCRIÇÃO DA REVISÃO	ELABORADO	VERIFICADO	APROVADO	CTO		
	17/09/21			LUIZ MAURICIO	17/09/21	CLAUDIO ARRÊNES			
EMISSÃO INICIAL	DATA	ELABORAÇÃO	VISTO	DATA	VERIFICAÇÃO	VISTO	DATA	APROVAÇÃO	VISTO

DESO COMPANHIA DE SANEAMENTO DE SOBRAL	OUFC ENGENHARIA
ESGOTAMENTO SANITÁRIO	
PROJETO DO SISTEMA DE ESGOTAMENTO SANITÁRIO - SIMÃO DIAS	
LOCALIZAÇÃO: SIMÃO DIAS / SE	
TÍTULO: ESTÁÇÃO ELEVATÓRIA DE ESGOTOS C FINAL - PROJETO HIDRO-MECÂNICO - VISTA SUPERIOR, PLANTA BAIXA E CORTES	
PROJETADO: LUIZ MAURICIO 17/09/21	VERIFICADO: LUIZ MAURICIO 17/09/21
DESENHADO: DETALHE BUCHAS 17/09/21	APROVADO: CLAUDIO ARRÊNES 17/09/21
REVISÃO: 01	ESCALA: 1/25
4478-DE-20-HI-006	