




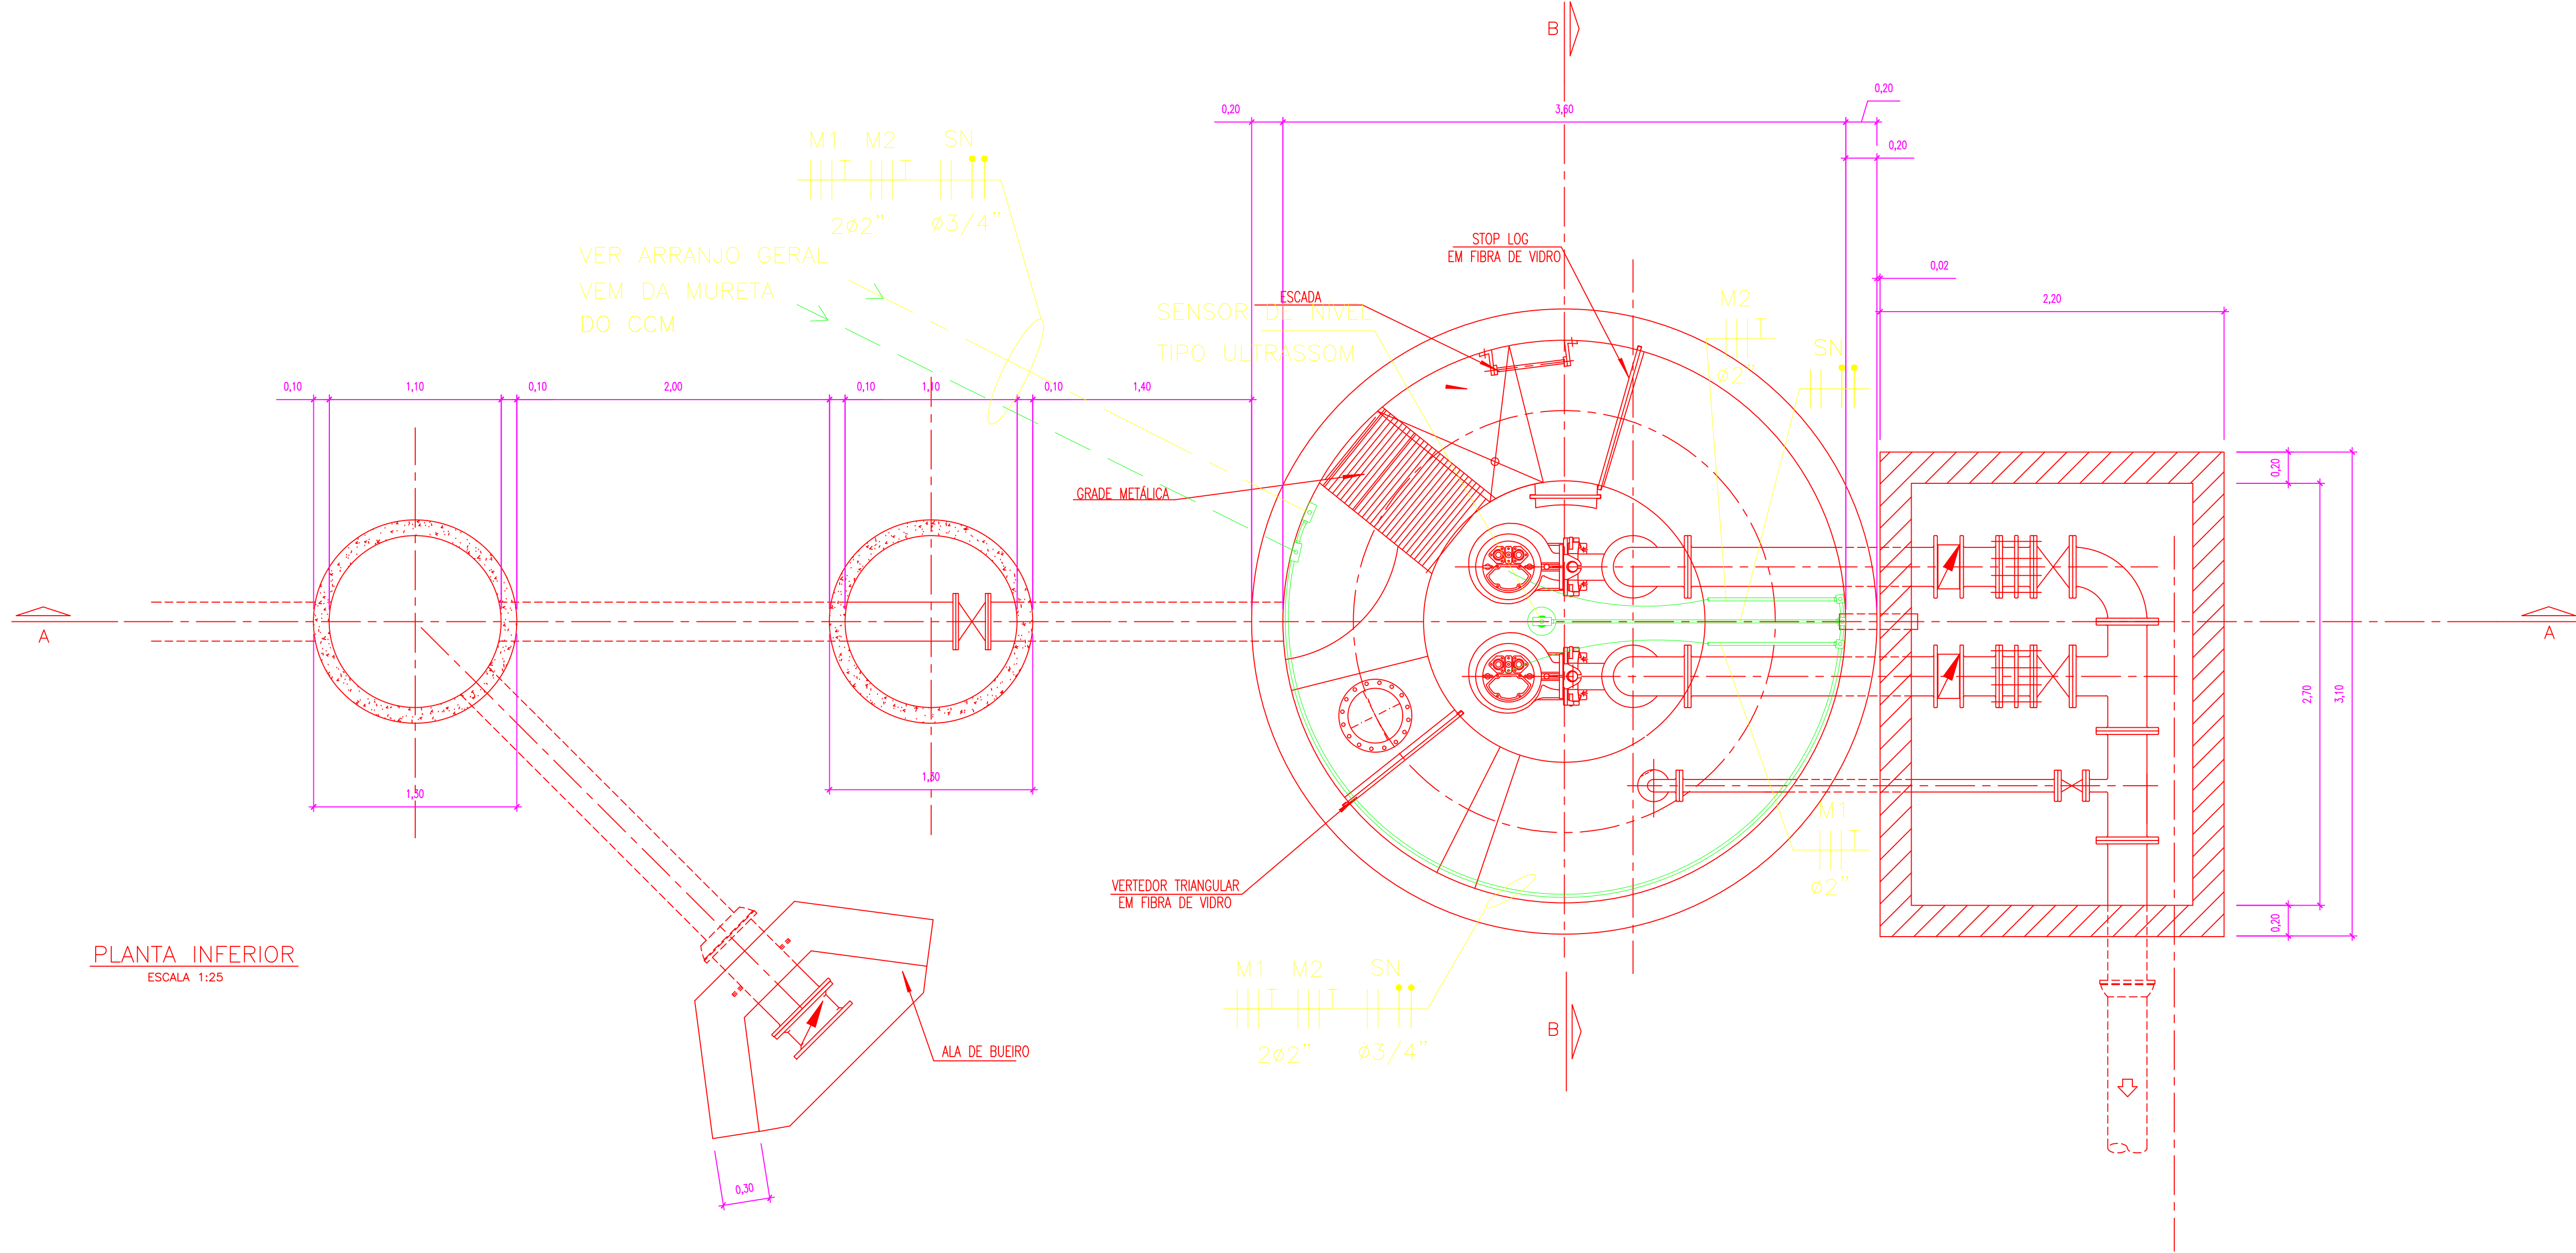

PLANTA INFERIOR
ESCALA 1:25

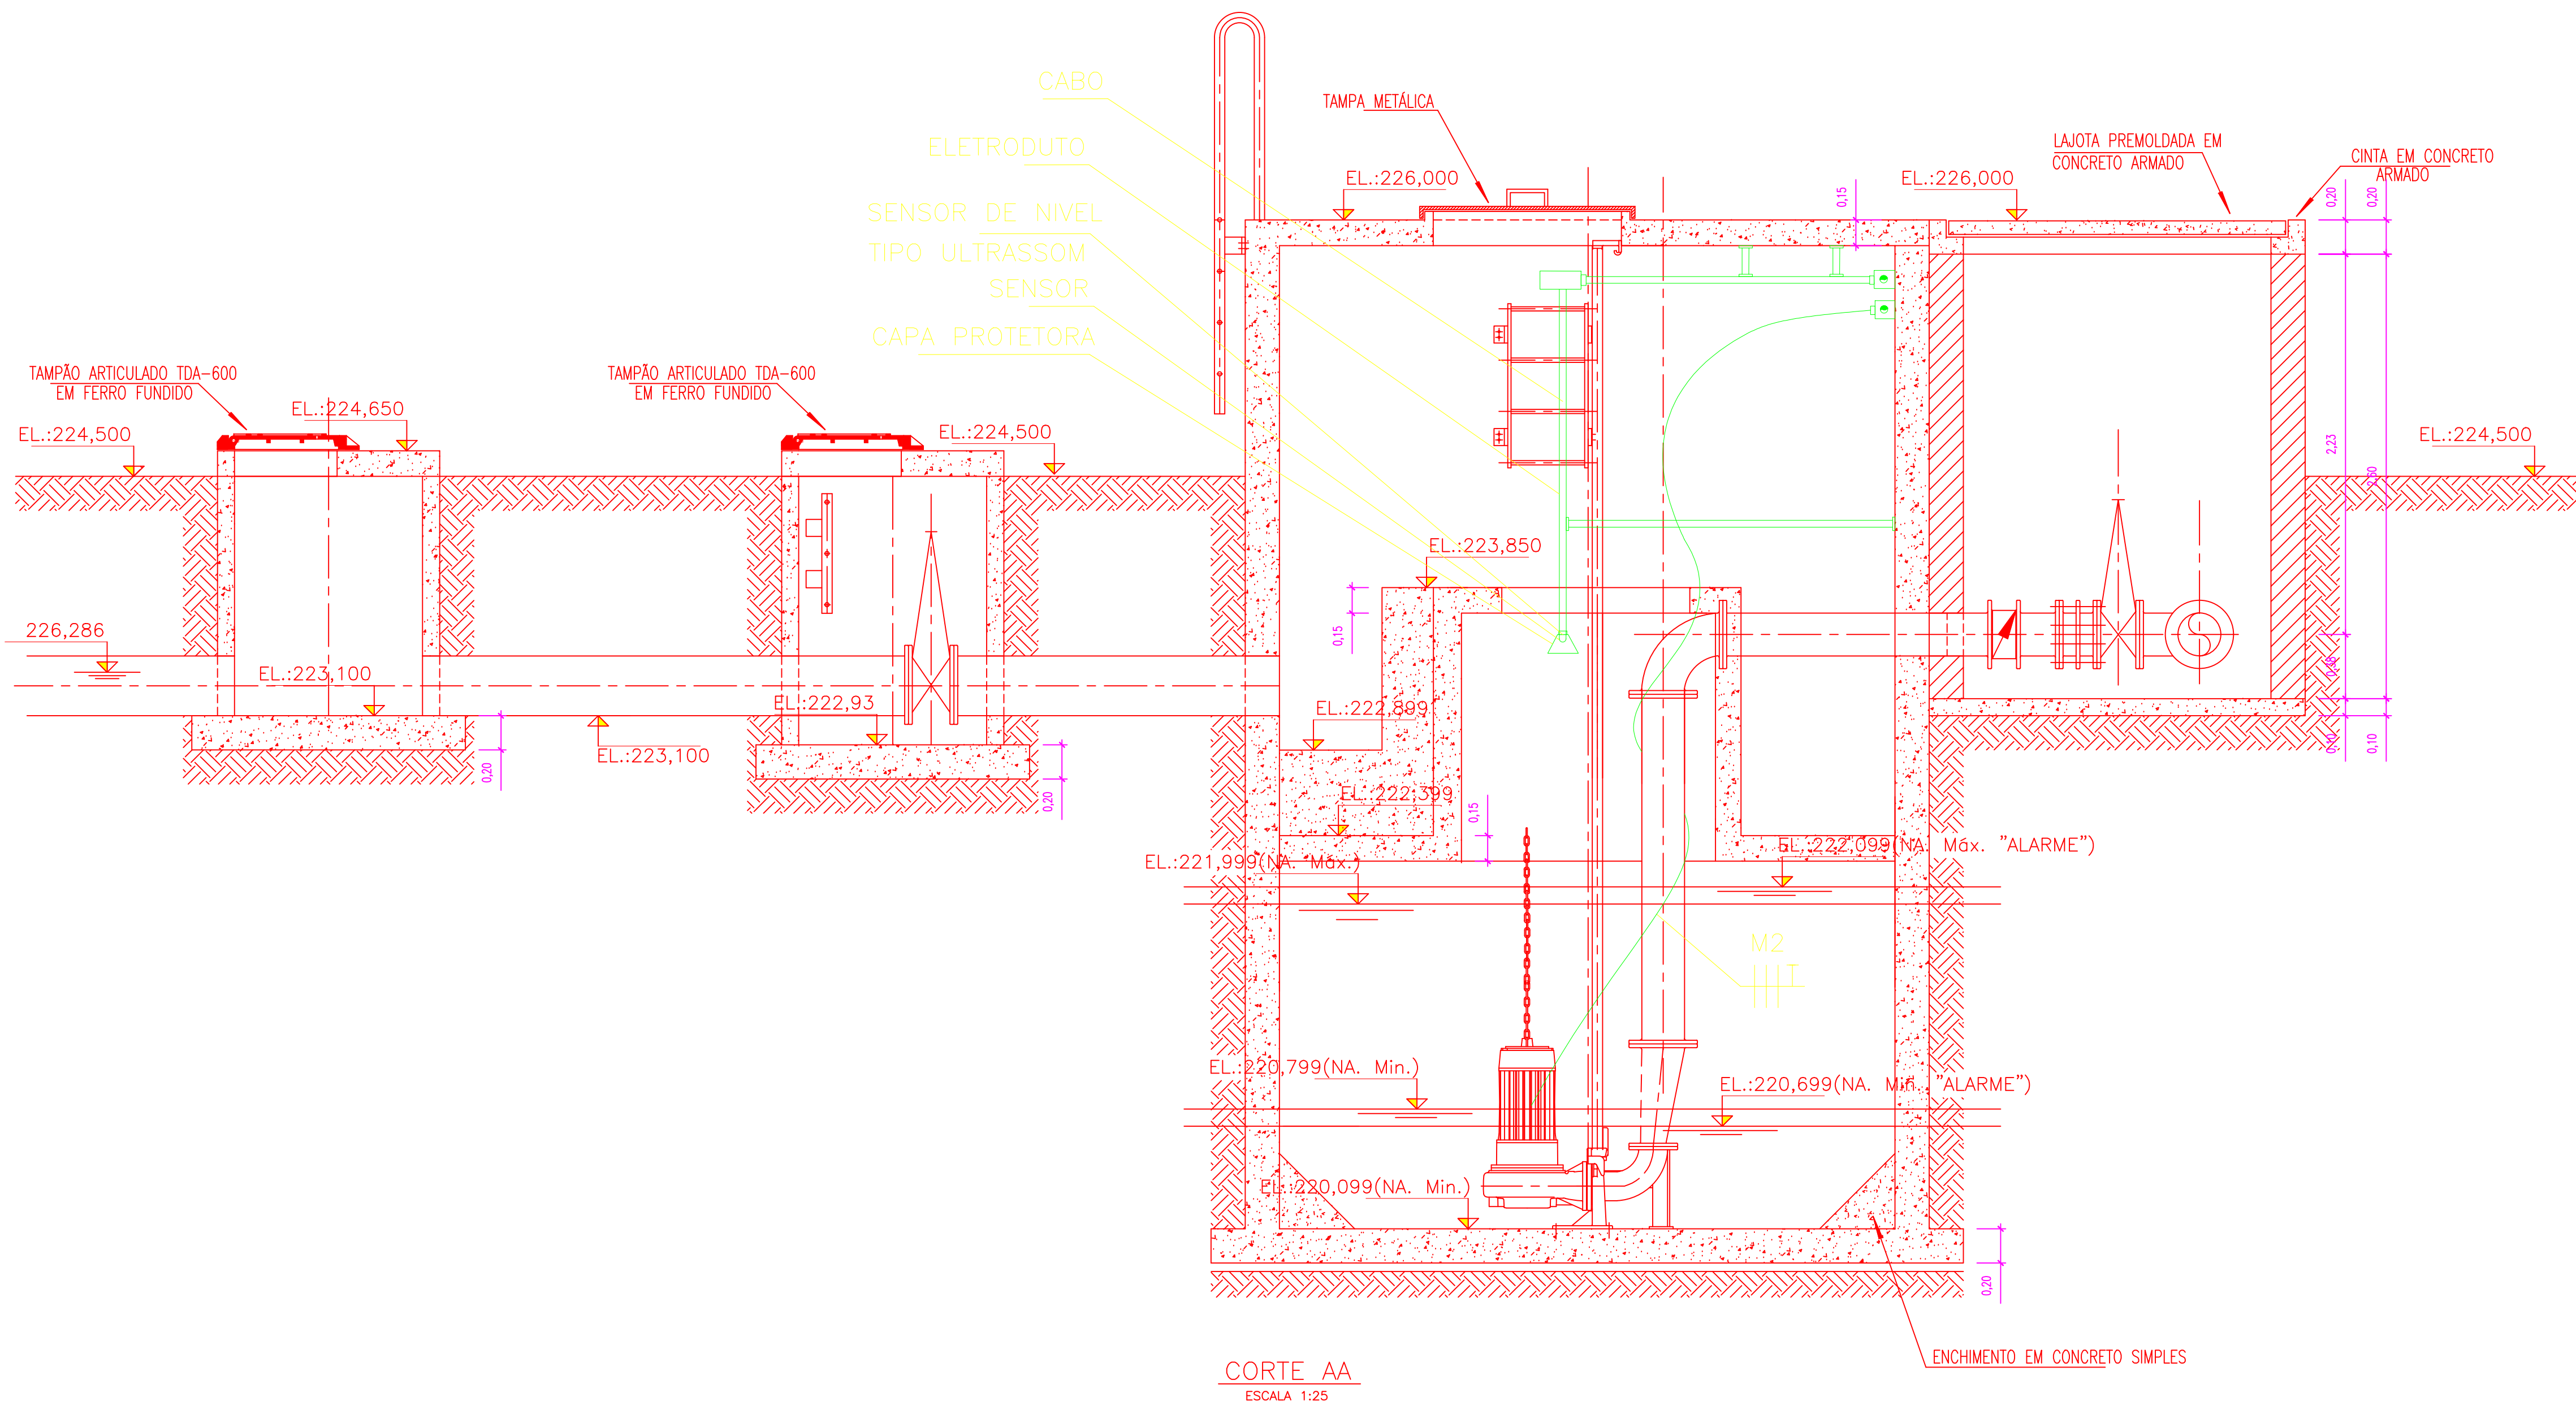

CORTE AA
ESCALA 1:25

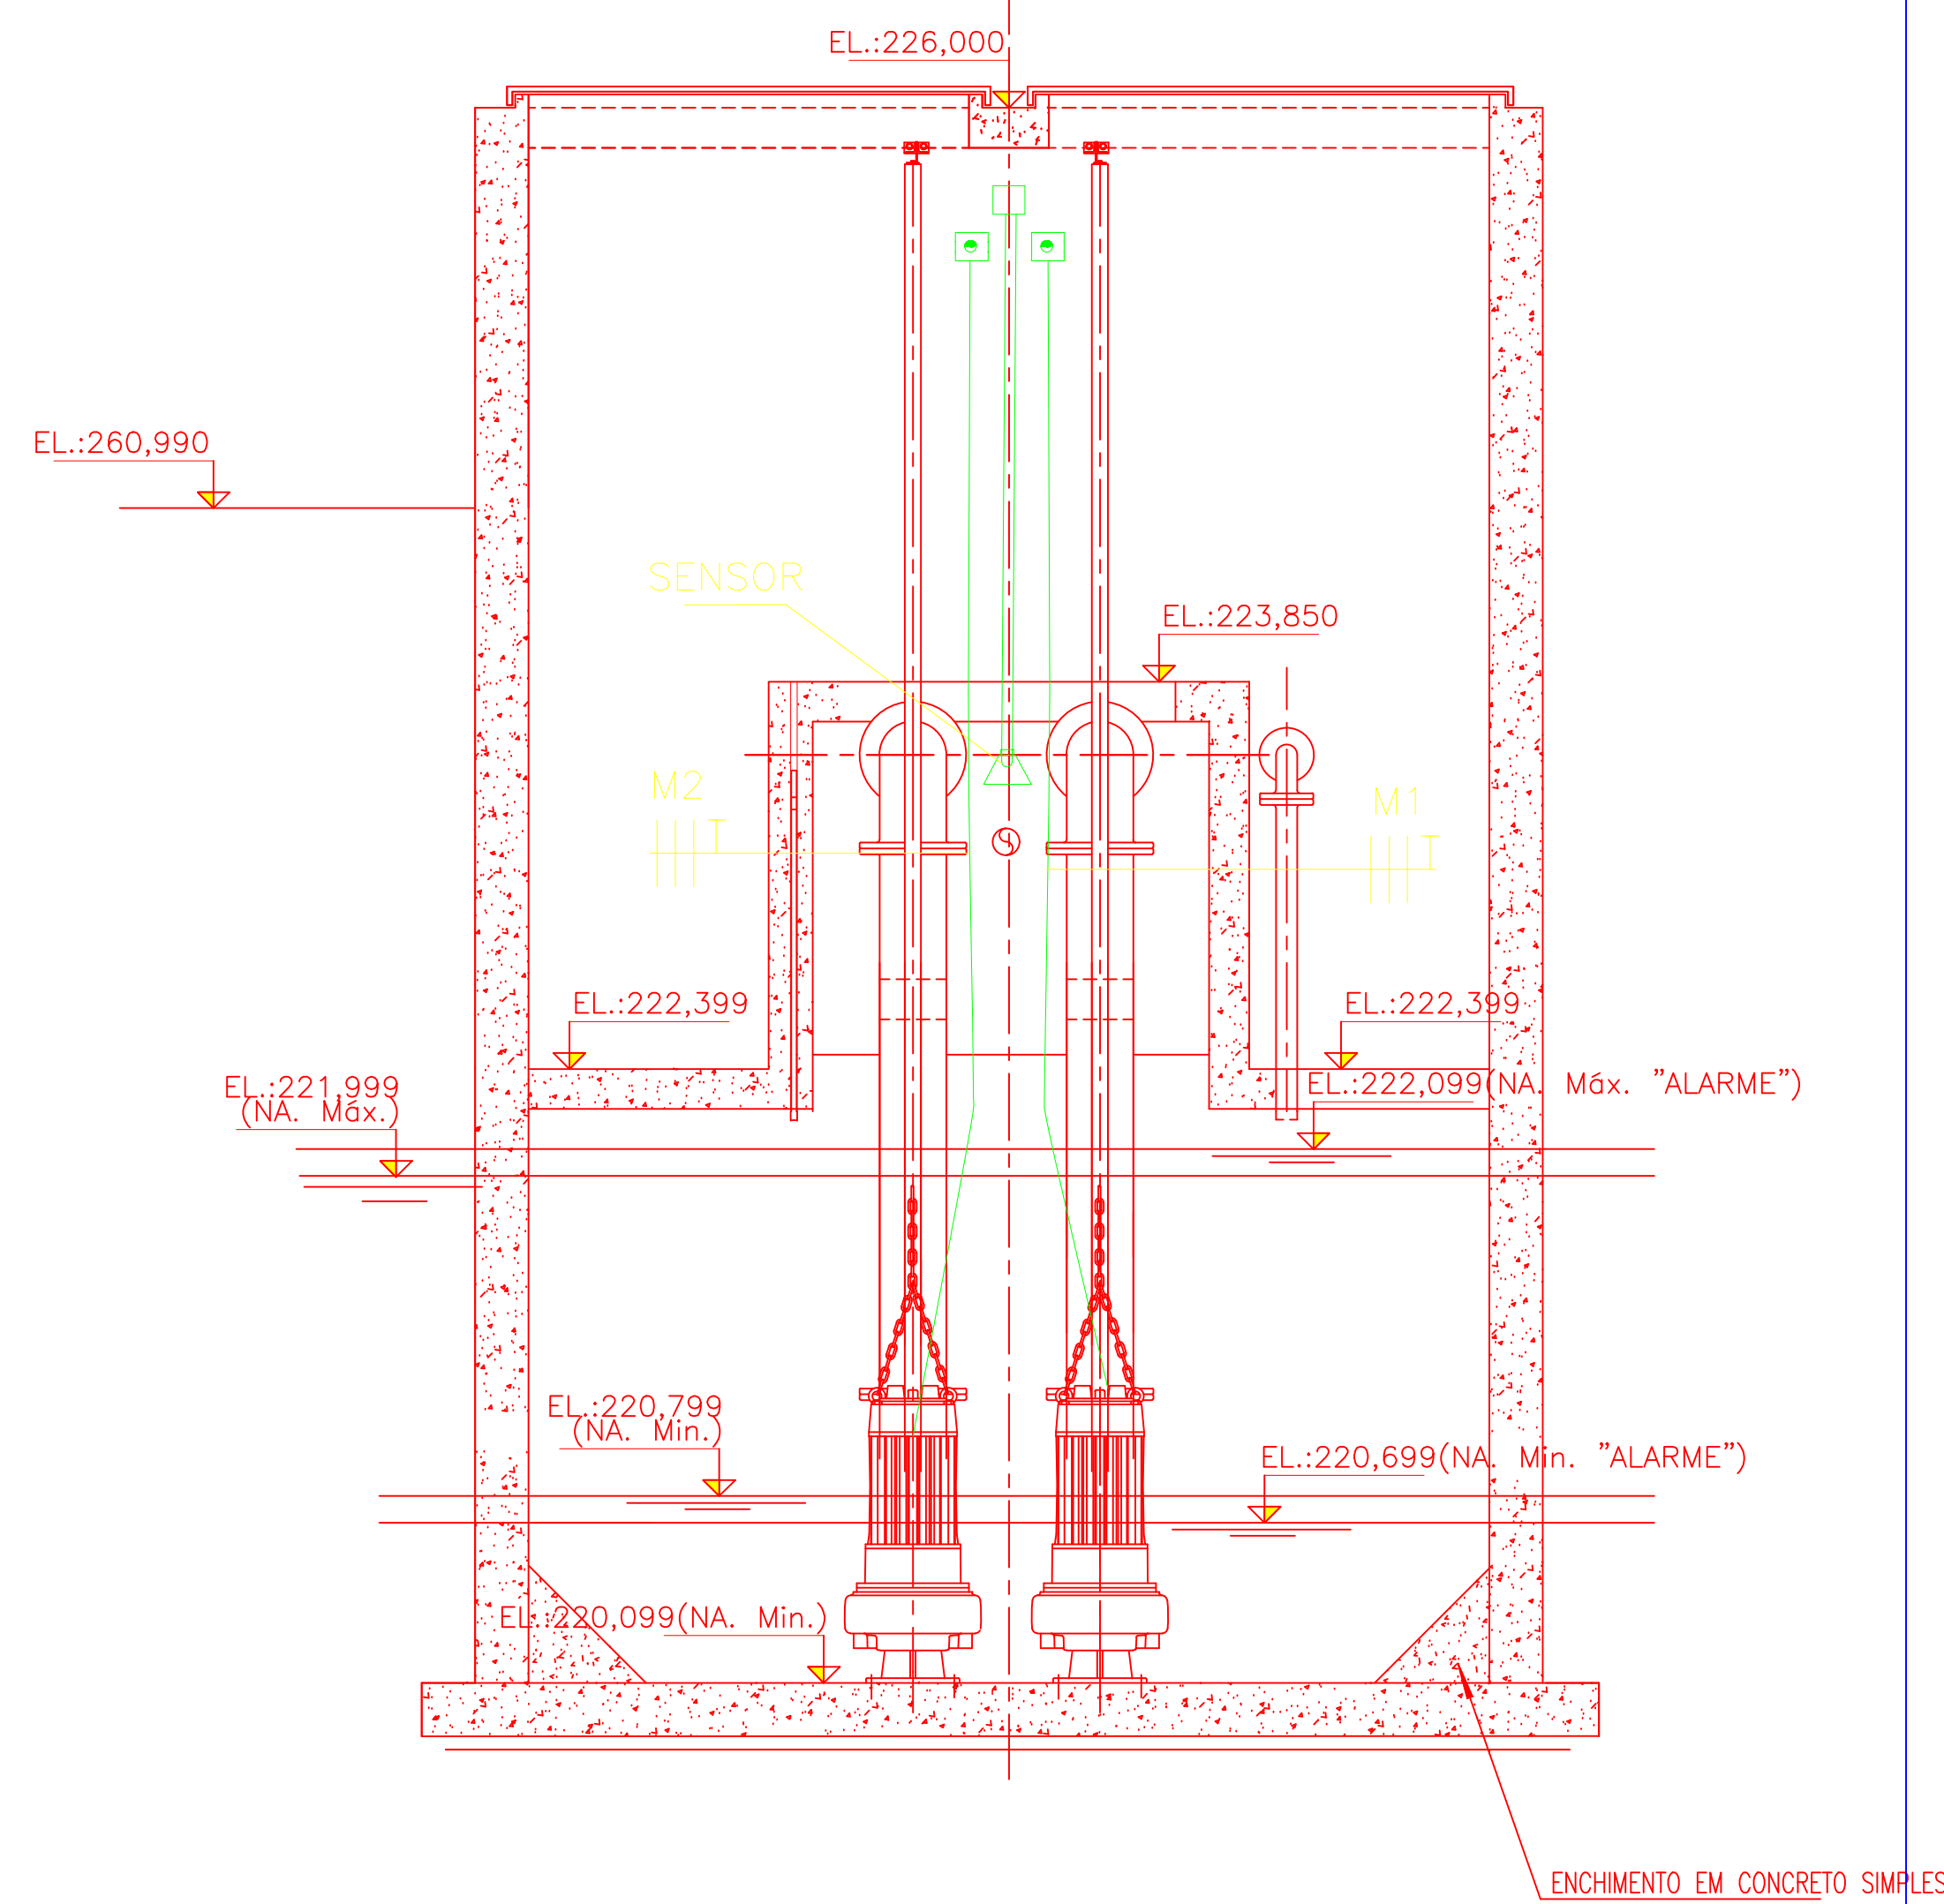

- Notas**
- 1 - ELETRODUTOS NÃO COTADOS # 3/4"
 - 2 - CABO NÃO COTADO #2,5mm²
 - 3 - M1 e M2 #4x35mm² -PVC 70°-0,6/14V (PARA CADA MOTOR)
 - 4 - O CONJUNTO MOTO-BOMBA DEVERÁ TER EQUIPADO DE FÁBRICA COM CABO BLINDADO PARA INVERSOR DE FREQUÊNCIA DE 4 FIOS (3 FASES E 1 TERRA).
 - 5 - COMO ALTERNATIVA AO CABO BLINDADO PARA O MOTOR, PODERÁ SER USADO ELETRODUTO METÁLICO ATERRADO COM FIXAÇÃO COMUM INTERNA.
 - 6 - QUANDO O COMPRIMENTO DO CABO FORNECIDO COM A BOMBA NÃO FOR O SUFICIENTE, AS EMENDAS DOS CONDUTORES DEVEM SER À PROVA D'ÁGUA E TESTES EM CAMAS DE PASSAGEM.
 - 7 - O ATERRAMENTO DO CONJUNTO MOTO-BOMBA DEVERÁ TER CONEXÃO APROPRIADA AO PONTO DE ATERRAMENTO DA INSTALAÇÃO.
 - 8 - POR MEDIDA DE SEGURANÇA NAS INSTALAÇÕES ONDE UTILIZAR BOMBA SUBMERSA, MESMO COM MOTOR ATERRADO, NUNCA ENTRAR NA ÁGUA E NEM MOVIMENTAR A BOMBA ENQUANTO O SISTEMA ESTIVER EM FUNCIONAMENTO.

- NOTAS 2:**
- 1 - ELETRODUTOS NÃO COTADOS # 3/4"
 - 2 - CABO NÃO COTADO #2,5mm²
 - 3 - O SENSOR ULTRASSOM DEVERÁ TER ÂNGULO DE ABERTURA DO FEIXE MENOR DO IGUAL DOE 45° CONFORME FOLHA DE DADOS
 - 4 - CIRCUITO PARA SENSOR DE NÍVEL DEVE POSSUIR BLINDAGEM NÃO HIEROSCÓPICA #4x2,0mm² -PVC 70°-0,6/14V

Documentos de Referência

Legenda

- ELETRODUTO ENTERRADO EM PISO OU SOLO
- ELETRODUTO APARENTE OU EMBUTIDO NA PAREDE
- CONDULETE "LT"
- CONDULETE "LN"
- CONDULETE "LB"
- CONDULETE "TT"
- CONDULETE "TB"
- CONDULETE "TC"
- CONDULETE "TE"
- CAIXA DE PASSAGEM 0,30X0,30X0,30H
- NEUTRO, FASE, TERRA E RETORNO
- CIRCUITO SENSOR DE NÍVEL
- SENSOR DE NÍVEL TIPO ULTRASSOM
- ELETRODUTO CIRCUITO SENSOR DE NÍVEL

NOTAS:

DESENHOS DE REFERÊNCIA:

REVISÃO	DATA	DESENHO	DESCRIÇÃO DA REVISÃO	ELABORADO	VERIFICADO	APPROVADO
01	14/12/21	JOSEF	REVISÃO PARA ATENDER COMENTÁRIOS DO CLIENTE	A. MARTIN	CLAUDIO ARRAS	
02	18/12/21	JOSEF	EMISSÃO FINAL	A. MARTIN	CLAUDIO ARRAS	
03	18/12/21	JOSEF	EMISSÃO FINAL	A. MARTIN	CLAUDIO ARRAS	
04	18/12/21	JOSEF	EMISSÃO FINAL	A. MARTIN	CLAUDIO ARRAS	
05	18/12/21	JOSEF	EMISSÃO FINAL	A. MARTIN	CLAUDIO ARRAS	
06	18/12/21	JOSEF	EMISSÃO FINAL	A. MARTIN	CLAUDIO ARRAS	
07	18/12/21	JOSEF	EMISSÃO FINAL	A. MARTIN	CLAUDIO ARRAS	
08	18/12/21	JOSEF	EMISSÃO FINAL	A. MARTIN	CLAUDIO ARRAS	
09	18/12/21	JOSEF	EMISSÃO FINAL	A. MARTIN	CLAUDIO ARRAS	
10	18/12/21	JOSEF	EMISSÃO FINAL	A. MARTIN	CLAUDIO ARRAS	
11	18/12/21	JOSEF	EMISSÃO FINAL	A. MARTIN	CLAUDIO ARRAS	
12	18/12/21	JOSEF	EMISSÃO FINAL	A. MARTIN	CLAUDIO ARRAS	
13	18/12/21	JOSEF	EMISSÃO FINAL	A. MARTIN	CLAUDIO ARRAS	
14	18/12/21	JOSEF	EMISSÃO FINAL	A. MARTIN	CLAUDIO ARRAS	
15	18/12/21	JOSEF	EMISSÃO FINAL	A. MARTIN	CLAUDIO ARRAS	
16	18/12/21	JOSEF	EMISSÃO FINAL	A. MARTIN	CLAUDIO ARRAS	
17	18/12/21	JOSEF	EMISSÃO FINAL	A. MARTIN	CLAUDIO ARRAS	
18	18/12/21	JOSEF	EMISSÃO FINAL	A. MARTIN	CLAUDIO ARRAS	
19	18/12/21	JOSEF	EMISSÃO FINAL	A. MARTIN	CLAUDIO ARRAS	
20	18/12/21	JOSEF	EMISSÃO FINAL	A. MARTIN	CLAUDIO ARRAS	

SETOR:	ESGOTAMENTO SANITÁRIO
PROJETO:	PROJETO DO SISTEMA DE ESGOTAMENTO SANITÁRIO - SIMÃO DIAS
LOCALIZAÇÃO:	SIMÃO DIAS / SE
TÍTULO:	ESTATION ELEVATÓRIA DE ESGOTOS C FINAL - PROJETO ELÉTRICO - PLANTA BAIXA E CORTES
PROJETO:	ASSISTENTE: MARTIN 18/12/21
VERIFICADO:	ASSISTENTE: MARTIN 18/12/21
APPROVADO:	ASSISTENTE: MARTIN 18/12/21
REVISÃO:	01
ESCALA:	1:25
PROJETO:	ASSISTENTE: MARTIN 18/12/21
VERIFICADO:	ASSISTENTE: MARTIN 18/12/21
APPROVADO:	ASSISTENTE: MARTIN 18/12/21
REVISÃO:	01
ESCALA:	1:25
PROJETO:	ASSISTENTE: MARTIN 18/12/21
VERIFICADO:	ASSISTENTE: MARTIN 18/12/21
APPROVADO:	ASSISTENTE: MARTIN 18/12/21
REVISÃO:	01
ESCALA:	1:25