


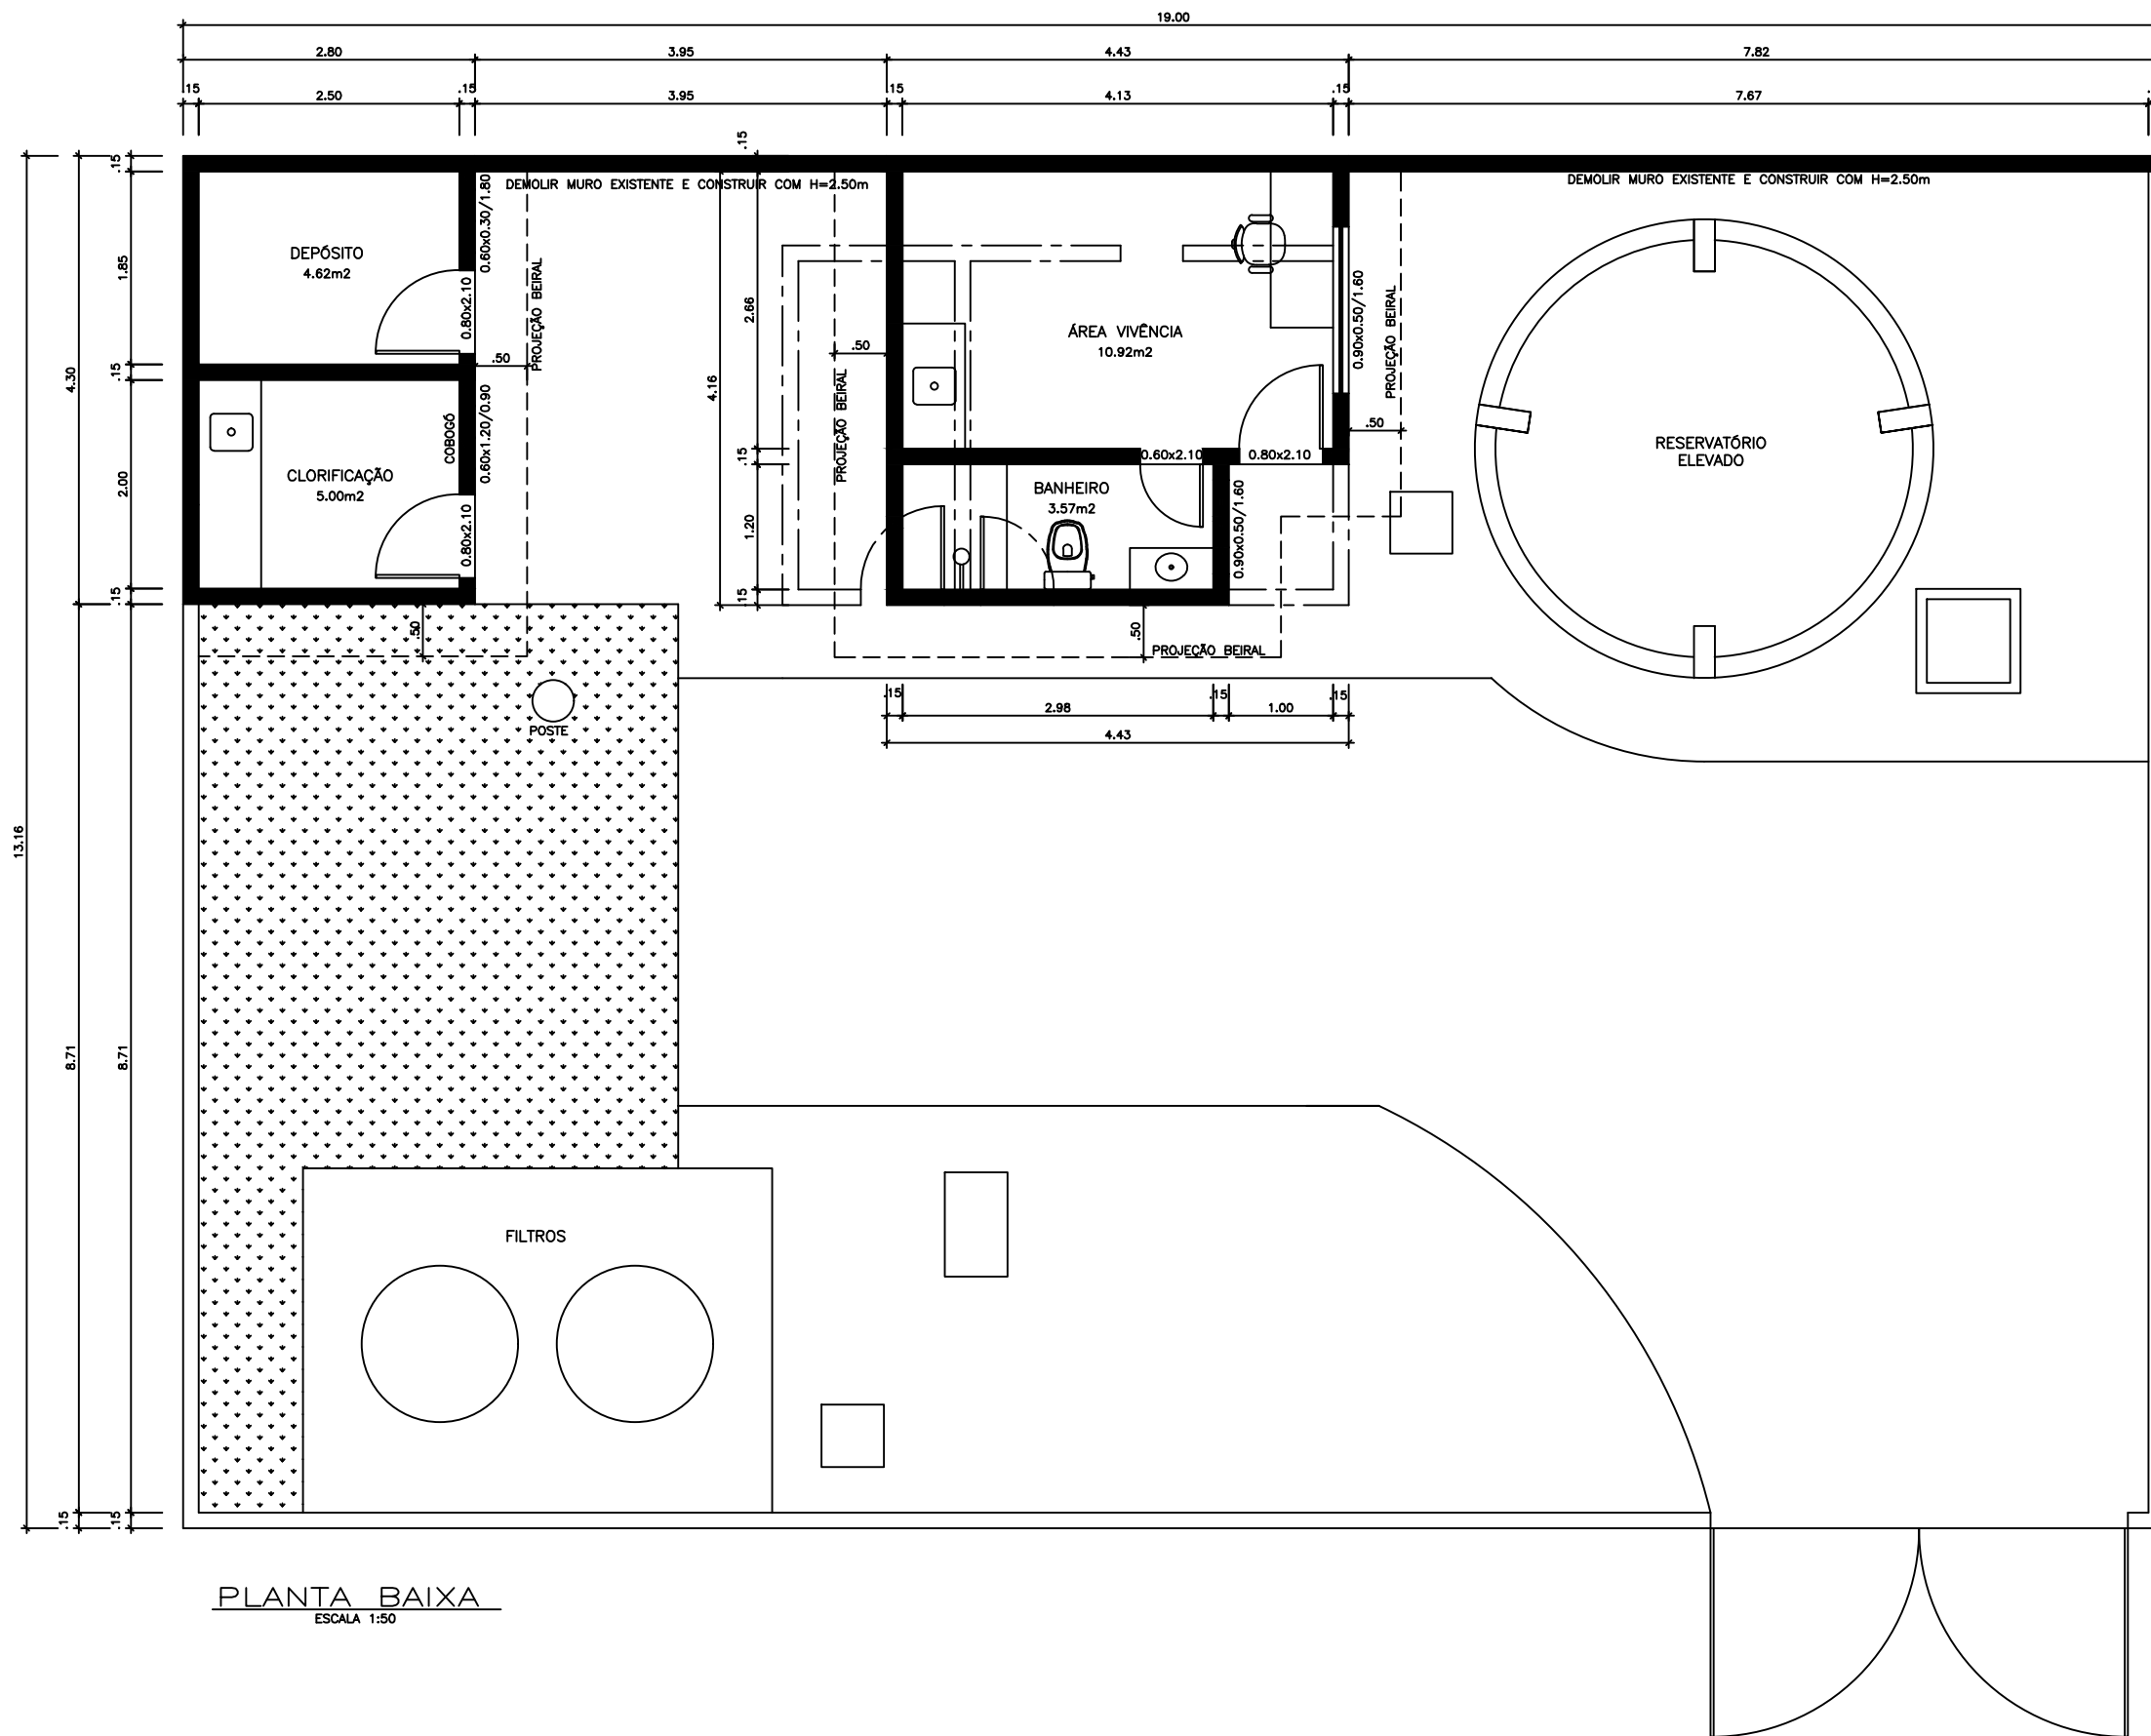

PLANTA BAIXA
ESCALA 1:50

REVISÃO			NOTAS	DESO VISTO E ACEITO ESTA ACEITAÇÃO NÃO ISENTA A CONTRATADA DAS RESPONSABILIDADES E OBRIGAÇÕES CONTIDAS NO CONTRATO	EXECUTADO POR	COMPANHIA DE SANEAMENTO DE SERGIPE			
Nº	DATA	DESCRIÇÃO				ESTAÇÃO DE TRATAMENTO DE ÁGUA – POVOADO LAGOA REDONDA PIRAMBU–SE PROJETO DE REFORMA			
						TOPOGRAFIA	TOPOGRAFIA	DATA	
						DESENHO TOPOGRAFIA	DESENHO–TOPOGRÁFICO	DATA	
						PROJETO	MONIQUE NASCIMENTO	17/01/2024	
						DESENHO PROJETO	MONIQUE NASCIMENTO	17/01/2024	
						APROVAÇÃO			
						REVISÃO:	ESCALA:	Nº DESO:	Nº FIRMA:
							1:50	DESO	FIRMA