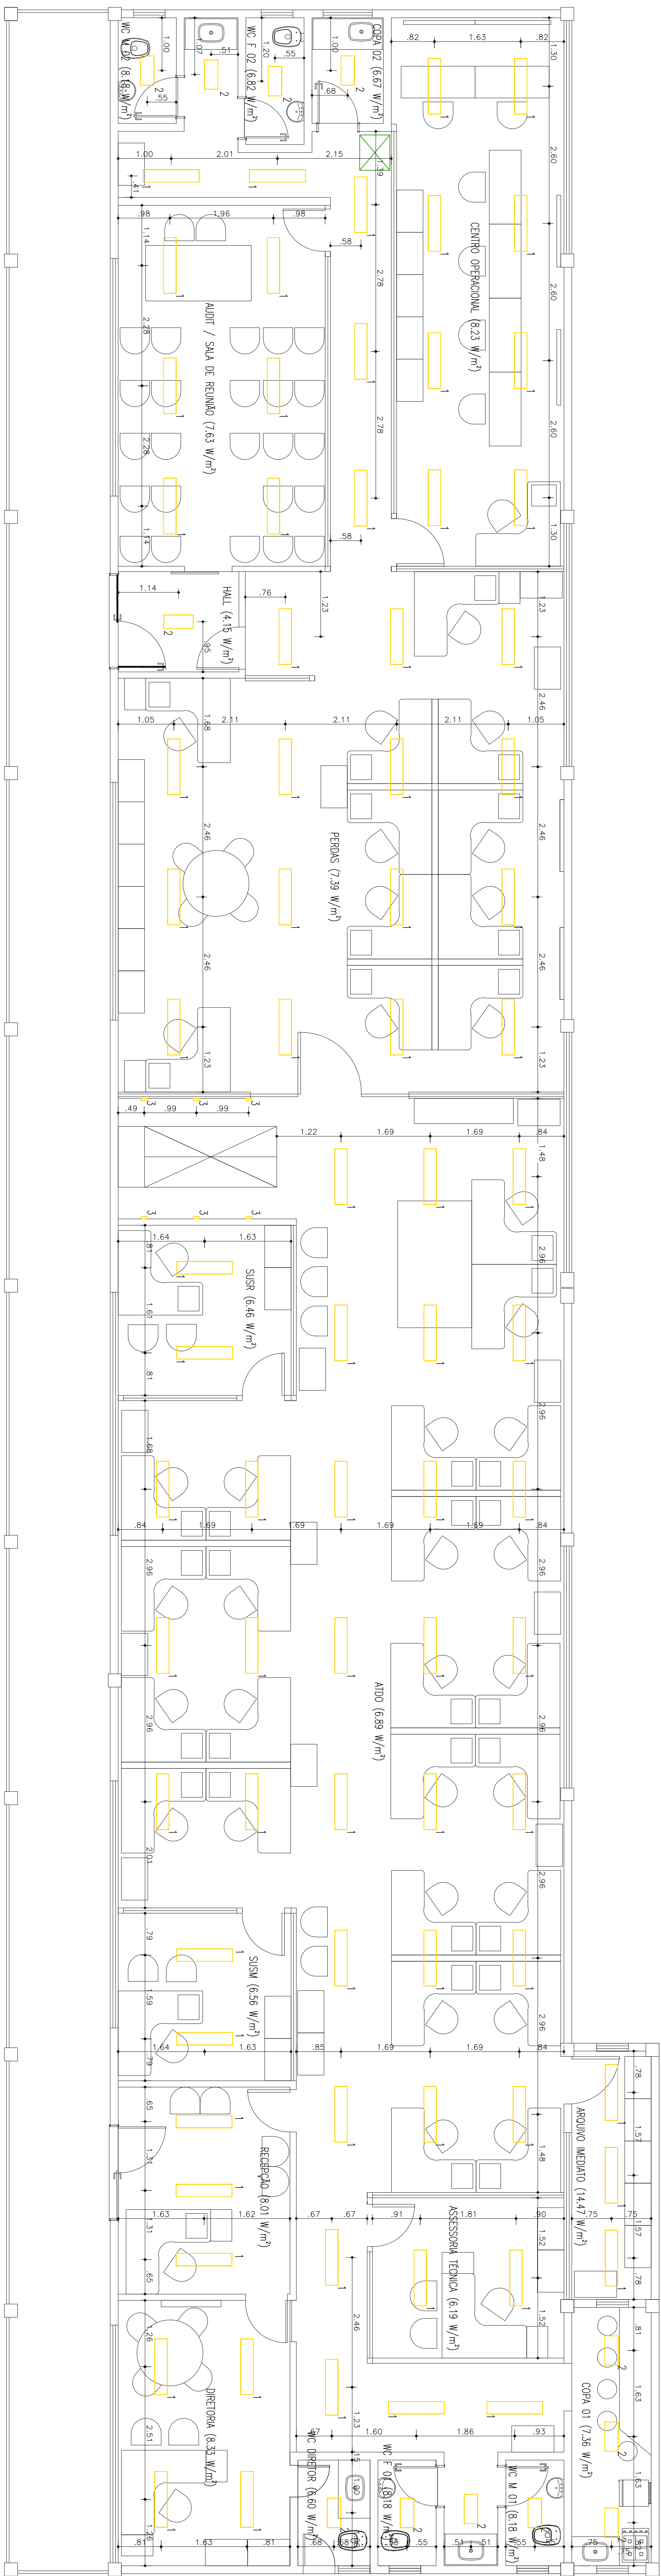


[illegible]

PLANTA BAIXA - LUMINÁRIAS
DIRETORIA DE OPERAÇÕES E MANUTENÇÃO
ESCALA 1/50

[illegible]