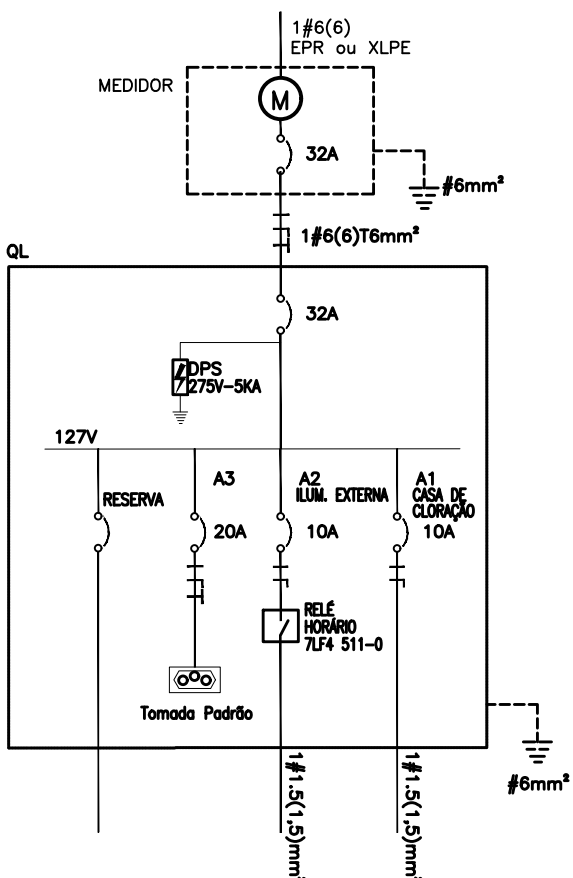
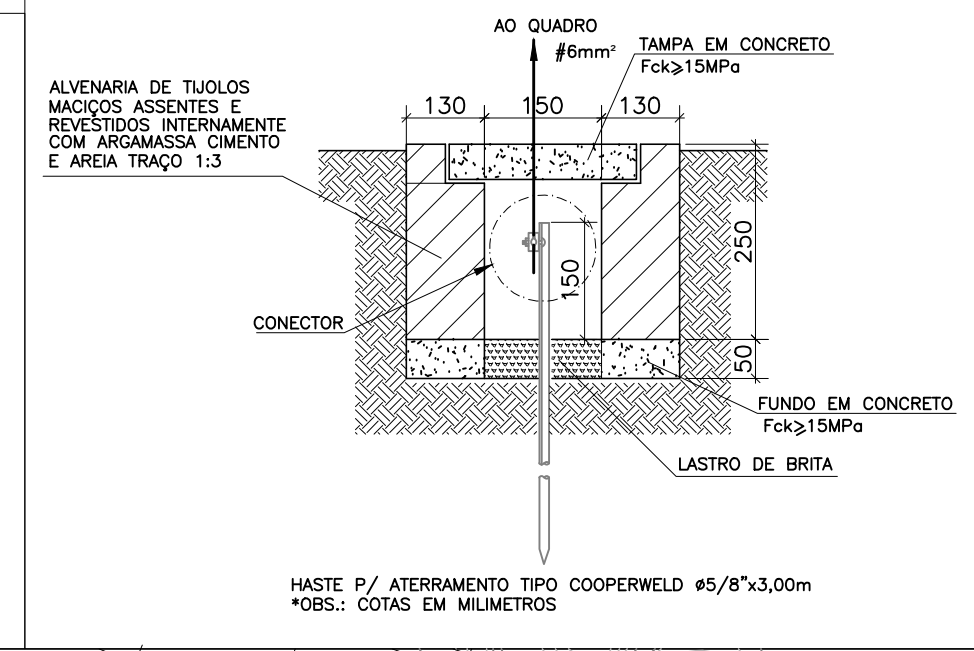
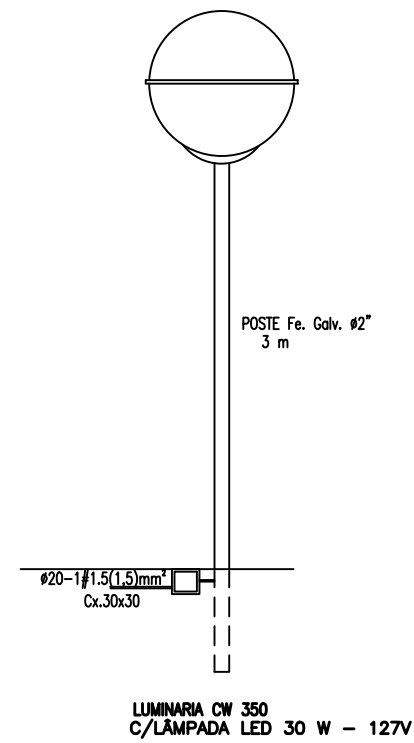
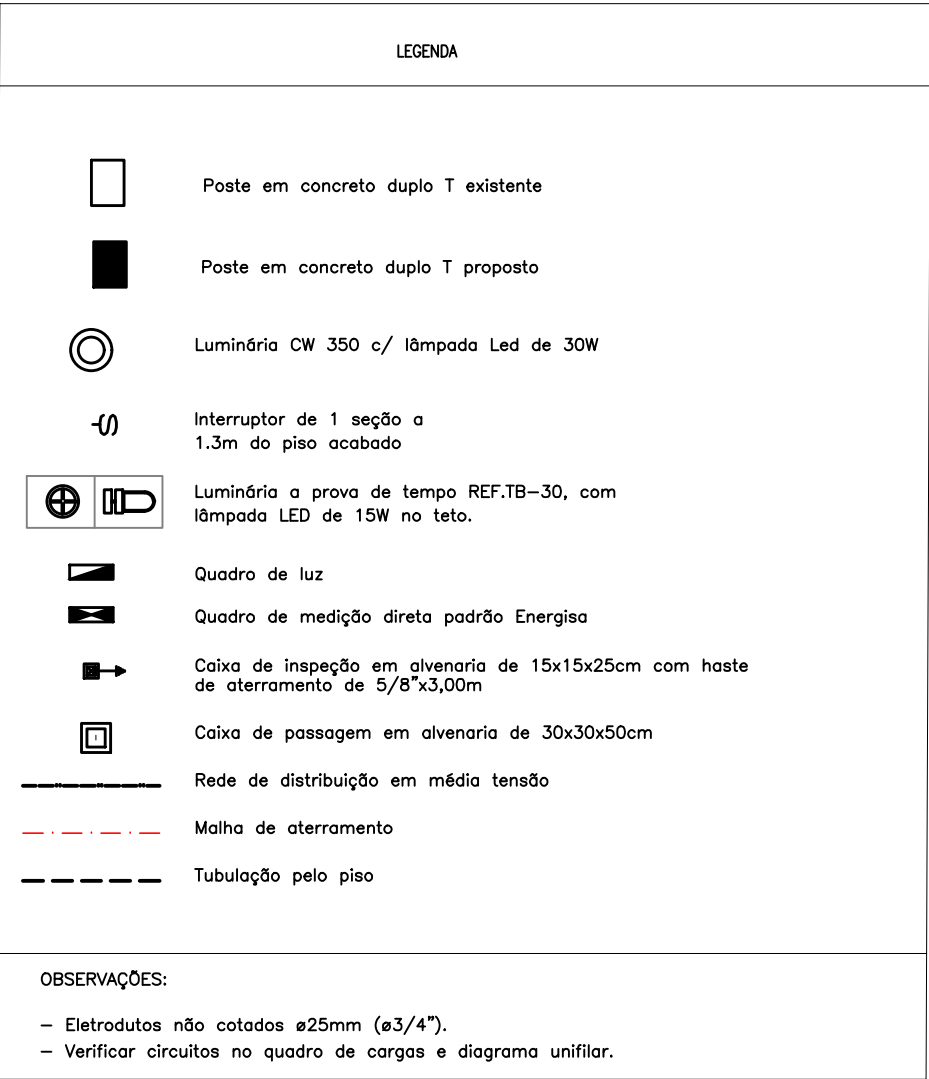


SEM PAVIMENTAÇÃO

Quadro de cargas (Q1)																	
Circuito	Descrição	Tensão (V)	Iluminação (W)						Tomada (W)		Pot. Total (W)	Corrente (A)	Fase R (W)	FP	Seção (mm²)	Disj. (A)	
			2	6	15	30	100	368	600	Pot. (W)							Pot. Total (W)
1	Iluminação casa de cloração	127			1	6					20,32	186,00	1,46	186,00	0,92	1#1,5(1,5)	M10
2	Iluminação externa	127			1						16,30	15,00	0,12	15,00	0,92	1#1,5(1,5)	M10
3	Tomada serviços	127							1	652,17	600,00	4,72	600,00	0,92	1#2,5(2,5)T2,5	M32	
Total					1	1	6			1	870,84	800,00	6,30	801,00	0,92	1#6(6)T6	M20

NOTAS

EXECUTADO POR		
TOPOGRAFIA		
DESENHO		
PROJETO	DESO	FEV/2021
DESENHO	HENRIQUE SANTOS RIBEIRO CREA-270684349-7SE	FEV/2021
APPROVAÇÃO		

		COMPANHIA DE SANEAMENTO DE SERGIPE	
SISTEMA DE ABASTECIMENTO DE ÁGUA DA CIDADE DE DIVINA PASTORA PROJETO ELÉTRICO E SPDA DO RESERVATÓRIO ELEVADO – 300m² LOCALIZAÇÃO, DIAGRAMA UNIFILAR E DETALHES			
REVISÃO 	ESCALA 1:75	Nº DESO PRO-21-019	Nº FÍRMA